
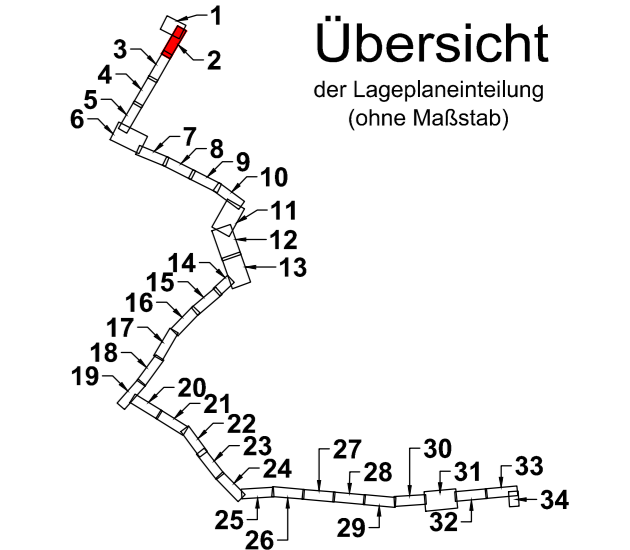


Lageplan 2
Maßstab 1 : 250

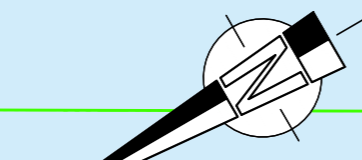

LEGENDE:
Die zugehörigen Zeichen-
erklärungen und Hinweise
befindet sich auf Plan Nr.: 2.3a

Hinweis:
Die in den Plänen enthaltenen
Eintragungen hinsichtlich der
Leitungslage und Verlegungstiefe
sind unverbindlich. Die genaue Lage
der Leitungen ist durch Querstiche in
Handschnüfung festzustellen.

Der Inhalt dieses Dokumentes ist ausschließlich für den Auftraggeber der
Fichtner Water & Transportation GmbH und andere vertraglich vereinbarte Empfänger bestimmt.
Er darf nur mit Zustimmung des Auftraggebers ganz oder auszugsweise und ohne Gewähr Dritten
zugänglich gemacht werden. Die Fichtner Water & Transportation GmbH haftet gegenüber Dritten nicht für
die Vollständigkeit und Richtigkeit der enthaltenen Informationen.

Zur Ausführung freigeben:

Bauherr: Datum: Unterschrift: Bauleitung: Datum: Unterschrift:

Datenquellen: wesernetz Bremen
Koordinatensystem: Gauß-Krüger-Koordinatensystem: GK3 DHND
Katasterdaten, Stand: Höhengsystem: Vermessung, Datum:

a	Farbänderung hanseWasser Straßentwässerung und Legende	10.11.20	Möhler	Köster	Richter
Nr.	Art der Änderung	Datum	Gez.	Bearb.	Gepr.

wesernetz
Ein Unternehmen von swb

FICHTNER
WATER & TRANSPORTATION

Bauobjekt:	Fernwärmetrasse Wesernetz Bremen	Anlage Nr.:	Plan Nr.:
			2.3.2a
Gewerk:		Maßstab:	1: 250
Planinhalt:	Leitungsbestand mit Planung Lageplan 2	Projekt Nr.:	618-1180
Leistungsphase:	Genehmigungsplanung	Dateiname:	618-1180_2.3a.dwg
		Plangröße:	1,189 m x 0,297 m = 0,353 m²
Bauherr:	wesernetz Bremen GmbH	Planverfasser:	FICHTNER Water & Transportation GmbH
Am Gaswerkgraben 2 - 28197 Bremen Tel.: +49-421-3591212		Hammerbrookstraße 47b - 20097 Hamburg Tel.: +49-40-300673-0 Fax: +49-40-300673-110 E-mail: hamburg@fw.fichtner.de Internet: www.fw.fichtner.de	
Datum / Unterschrift:	gez.:	Datum / Unterschrift:	gez.:
		bearbeitet	15.07.2020 Richter
		gezeichnet	15.07.2020 Möhler
		geprüft	

Detail 2.1

U-Bogen
ggf. Anpassung der
Lage nach Ökologischen
Anforderungen

U-Bogen
ggf. Anpa
Lage nach
Anforderu

Z:\61818-SW18-1180_KLP_Fernwärmetrasse\500_Planung\540_Genehmigungsplanung\542_Zeichnungen\541_ZEICHNUNG\618-1180_G_2.3a.dwg