
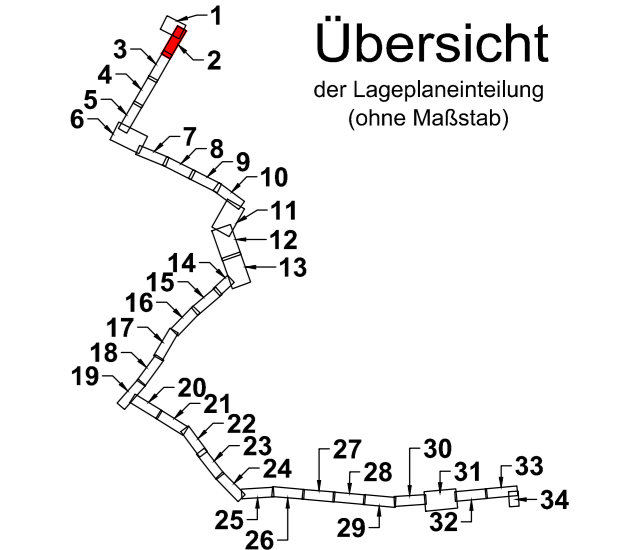


Lageplan 2
Maßstab 1 : 250

Keine Umverlegungen

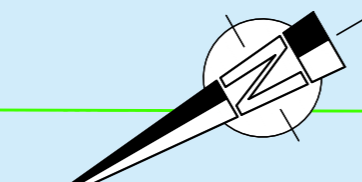

LEGENDE:
Die zugehörigen Zeichen-
erklärungen und Hinweise
befindet sich auf Plan Nr.: 2.4a

Hinweis:
Die in den Plänen enthaltenen
Eintragungen hinsichtlich der
Leitungslage und Verlegungstiefe
sind verbindlich. Die genaue Lage
der Leitungen ist durch Querstiche in
Handschnachtung festzustellen.

Der Inhalt dieses Dokumentes ist ausschließlich für den Auftraggeber der Fichtner Water & Transportation GmbH und andere vertraglich vereinbarte Empfänger bestimmt. Er darf nur mit Zustimmung des Auftraggebers ganz oder auszugsweise und ohne Gewähr Dritten zugänglich gemacht werden. Die Fichtner Water & Transportation GmbH haftet gegenüber Dritten nicht für die Vollständigkeit und Richtigkeit der enthaltenen Informationen.

Zur Ausführung freigeben:

Bauherr: Datum: Unterschrift: Bauleitung: Datum: Unterschrift:

Datenquellen: wesernetz Bremen
Koordinatensystem: Gauß-Krüger-Koordinatensystem: GK3 DHND
Katasterdaten, Stand: Höhengsystem: Vermessung, Datum:

a	Farbänderung hanseWasser Straßentwässerung und Legende	10.11.20	Möhler	Köster	Richter
Nr.	Art der Änderung	Datum	Gez.	Bearb.	Gepr.

wesernetz
Ein Unternehmen von swb

FICHTNER
WATER & TRANSPORTATION

Bauobjekt: Fernwärmetrasse Wesernetz Bremen
Anlage Nr.: Plan Nr.: 2.4.2a

Gewerk: Maßstab: 1: 250

Planinhalt: Umverlegung Ver- und Entsorgungsleitungen Lageplan 2
Leistungsphase: Genehmigungsplanung

Bauherr:	wesernetz Bremen GmbH	Planverfasser:	FICHTNER Water & Transportation GmbH	Datum	Name	
Am Gaswerkgraben 2 - 28197 Bremen Tel.: +49-421-3591212		Hammerbrookstraße 47b - 20097 Hamburg Tel.: +49-40-300673-0 Fax: +49-40-300673-110 E-mail: hamburg@wv.fichtner.de Internet: www.wv.fichtner.de		bearbeitet	15.07.2020	Hansen
				gezeichnet	15.07.2020	Möhler
Datum / Unterschrift:	gez.:	Datum / Unterschrift:	gez.:	geprüft	15.07.2020	Richter

Z:\61815\SW1618-1180_KLP_Fernwärmelösung\500_Planung\540_Genehmigungsplanung\542_Zeichnungen\541_Zeichnungen\618-1180_G_2_4a.dwg