


### Lageplan 7

Maßstab 1 : 250

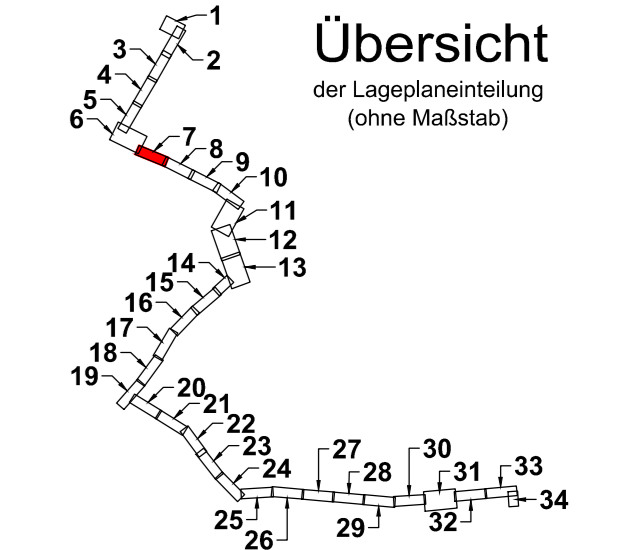

**LEGENDE:**  
 Die zugehörigen Zeichen-  
 erklärungen und Hinweise  
 befindet sich auf Plan Nr.: 2.2

**Hinweis:**  
 Quelle der Luftbilder:  
 © 2019 Microsoft Corporation  
 © 2019 DigitalGlobe  
 ©CNES (2019) Distribution Airbus DS  
 bing

Der Inhalt dieses Dokumentes ist ausschließlich für den Auftraggeber der Fichtner Water & Transportation GmbH und andere vertraglich vereinbarte Empfänger bestimmt. Er darf nur mit Zustimmung des Auftraggebers ganz oder auszugsweise und ohne Gewähr Dritten zugänglich gemacht werden. Die Fichtner Water & Transportation GmbH haftet gegenüber Dritten nicht für die Vollständigkeit und Richtigkeit der enthaltenen Informationen.

Zur Ausführung freigeben :  
 Bauherr Datum: . . . Unterschrift: . . . Bauleitung Datum: . . . Unterschrift: . . .

Datenquellen: wesernetz Bremen  
 Koordinatensystem: Gauß-Krüger-Koordinatensystem: GK3 DHDN Höhenystem: Vermessung, Datum:  
 Katasterdaten, Stand:

Nr.	Art der Änderung	Datum	Gez.	Bearb.	Gepr.

**wesernetz**

Ein Unternehmen von **swb**

**FICHTNER**

WATER & TRANSPORTATION

Bauobjekt: Fernwärmetrasse Wesernetz Bremen  
 Anlage Nr.: Plan Nr.: 2.2.7

Gewerk: Maßstab: 1: 250

Planinhalt: Luftbilder mit Planung Lageplan 7  
 Leistungsphase: Genehmigungsplanung

Bauherr:	Planverfasser:	Datum	Name
wesernetz Bremen GmbH Am Gaswerkgraben 2 - 28197 Bremen Tel.: +49-421-3591212	FICHTNER Water & Transportation GmbH Hammerbrookstraße 47b - 20097 Hamburg Tel.: +49-40-300673-0 Fax: +49-40-300673-110 E-mail: hamburg@fw.fichtner.de Internet: www.fwt.fichtner.de	bearbeitet 15.07.2020	Richter
		gezeichnet 15.07.2020	Möhler
Datum / Unterschrift:	Datum / Unterschrift:	geprüft	
gez.:	gez.:		

P:\61818-SW18-1180-KLP-Fernwärmetrassen\500\_Planung\540\_Genehmigungsplanung\542\_Zeichnungen\5421\_Zeichnungen\618-1180\_G\_2.2.dwg