

Lageplan 8

Maßstab 1 : 250

Strom 10kV / 2x1kV werden unterquert

- ELE DN 80
geplanter Flächen-
bedarf 2x2m

geplante
RW-Reduzierung
auf DN 250 PP/PE

- RW-Reduzierung
von DN 300 auf DN 250 PP/PE
- Abgestimmt mit hanseWasser
geplanter Flächenbedarf 2x2m
und 2x7m
neben dem FW-Baugraben

Fernwärme und
Wasser werden
unterquert !

Wasserleitung wird im
Rohrgraben getrennt
und verschlossen.

- Abgangsarmaturen/ELE/ELÜ
geplanter Flächenbedarf 2x6m

- Abg-
gepl

LEGENDE:

Die zugehörigen Zeichen-
erklärungen und Hinweise
befindet sich auf Plan Nr.: 2.4b

Hinweis:

Die in den Plänen enthaltenen
Eintragungen hinsichtlich der
Leitungslage und Verlegungstiefe
sind unverbindlich. Die genaue Lage
der Leitungen ist durch Querstiche in
Handschaftung festzustellen.

Deckblatt

Der Inhalt dieses Dokumentes ist ausschließlich für den Auftraggeber der
Fichtner Water & Transportation GmbH und andere vertraglich vereinbarte Empfänger bestimmt.
Er darf nur mit Zustimmung des Auftraggebers ganz oder auszugsweise und ohne Gewähr Dritten
zugänglich gemacht werden. Die Fichtner Water & Transportation GmbH haftet gegenüber Dritten nicht für
die Vollständigkeit und Richtigkeit der enthaltenen Informationen.

Zur Ausführung freigeben:

Bauherr: _____ Datum: _____ Unterschrift: _____ Bauleitung: _____ Datum: _____ Unterschrift: _____


Datenquellen: wesernetz Bremen
Koordinatensystem: Gauß-Krüger-Koordinatensystem: GK3 DHND
Katasterdaten, Stand: _____ Höhengsystem: _____ Vermessung, Datum: _____

c	Lageänderungen und Anpassungen der FW-Trasse	04.11.21	Klein	Köster	Richter
b	Lageänderungen und Anpassungen der FW-Trasse	23.04.21	Möhner	Köster	Richter
a	Farbänderung hanseWasser Straßentwässerung und Legende	10.11.20	Möhner	Köster	Richter
Nr.	Art der Änderung	Datum	Gez.	Bearb.	Gepr.

wesernetz
Ein Unternehmen von swb

FICHTNER
WATER & TRANSPORTATION

Bauobjekt:	Fernwärmetrasse Wesernetz Bremen	Anlage Nr.:	Plan Nr.:
Gewerk:		Maßstab:	1: 250
Planinhalt:	Umverlegung Ver- und Entsorgungsleitungen Lageplan 8	Projekt Nr.:	618-1180
Leistungsphase:	Genehmigungsplanung	Dateiname:	618-1180_G_2.4b.dwg
Bauherr:	wesernetz Bremen GmbH	Plangröße:	1,189 m x 0,297 m = 0,353 m²
Planverfasser:	FICHTNER Water & Transportation GmbH Hammerbrookstraße 47b - 20097 Hamburg Tel.: +49-40-300673-0 Fax: +49-40-300673-110 E-mail: hamburg@fw.fichtner.de Internet: www.fw.fichtner.de		
Am Gaswerkgraben 2 - 28197 Bremen Tel.: +49-421-3591212			
Datum / Unterschrift:	gez.:	Datum	Name
		bearbeitet	15.07.2020 Hansen
		gezeichnet	15.07.2020 Möhner
		geprüft	15.07.2020 Richter

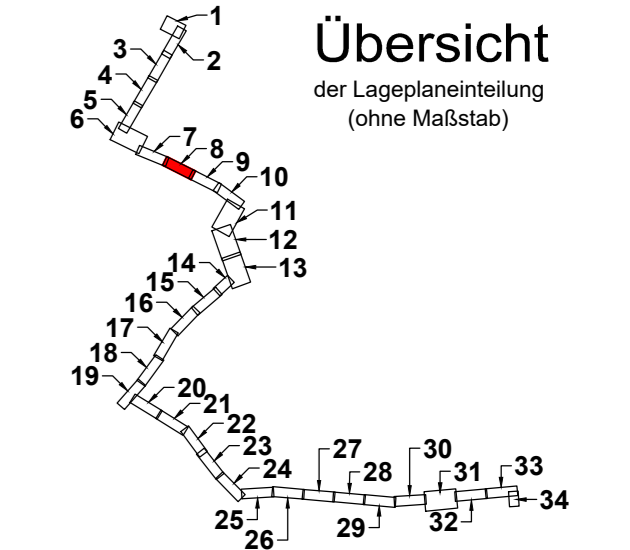

P:\618180-SW18-180-KLP Fernwärmelösung\500_Planung\540_Genehmigungsplanung\542_Zeichnungen\5421_Zeichnungen\618-180_G_2.4b.dwg