


Lageplan 9

Maßstab 1 : 250

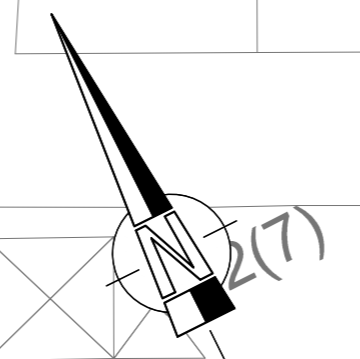

Keine Umverlegungen

- ELE DN 80
geplanter Flächenbedarf 2x2m
- In der Trasse ELÜ DN 80 vorsehen

Detail 9.1

geplanter diagonaler U-Bogen
Riensberger Abzugsgraben


2 x ELE DN 80
mit Straßenkappe

2 x ELÜ DN 80
mit Straßenkappe

Sonderbogen 82°
1.500x1.200

- Abgangsarmaturen/ELE/ELÜ
geplanter Flächenbedarf 3x4m

Übersicht

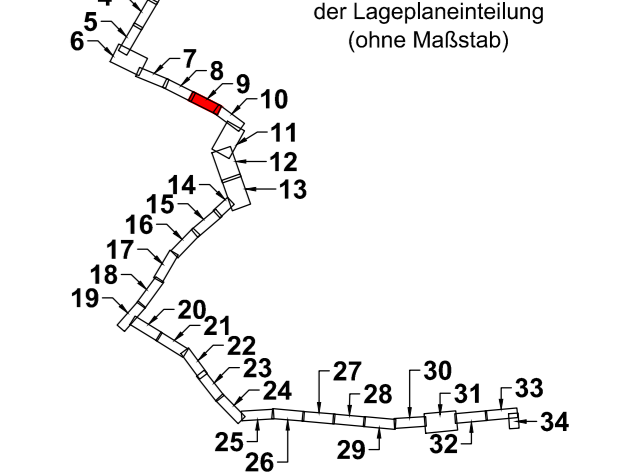

LEGENDE:
Die zugehörigen Zeichen-
erklärungen und Hinweise
befindet sich auf Plan Nr.: 2.4a

Hinweis:
Die in den Plänen enthaltenen
Eintragungen hinsichtlich der
Leitungslage und Verlegungstiefe
sind verbindlich. Die genaue Lage
der Leitungen ist durch Querstiche in
Handschnüchtung festzustellen.

Der Inhalt dieses Dokumentes ist ausschließlich für den Auftraggeber der Fichtner Water & Transportation GmbH und andere vertraglich vereinbarte Empfänger bestimmt. Er darf nur mit Zustimmung des Auftraggebers ganz oder auszugsweise und ohne Gewähr Dritten zugänglich gemacht werden. Die Fichtner Water & Transportation GmbH haftet gegenüber Dritten nicht für die Vollständigkeit und Richtigkeit der enthaltenen Informationen.

Zur Ausführung freigeben:
Bauherr: Datum: Unterschrift: Bauleitung: Datum: Unterschrift:

Datenquellen: wesernetz Bremen
Koordinatensystem: Gauß-Krüger-Koordinatensystem: GK3 DHDN
Katasterdaten, Stand: Höhenystem: Vermessung, Datum:

a	Farbänderung hanseWasser Straßentwasserung und Legende	10.11.20	Möhler	Köster	Richter
Nr.	Art der Änderung	Datum	Gez.	Bearb.	Gepr.

wesernetz
Ein Unternehmen von swb

FICHTNER
WATER & TRANSPORTATION

Bauobjekt: Fernwärmetrasse Wesernetz Bremen
Anlage Nr.: Plan Nr.: 2.4.9a

Gewerk: Umverlegung Ver- und Entsorgungsleitungen
Lageplan 9
Leistungsphase: Genehmigungsplanung

Projekt Nr.:	618-1180
Dateiname:	618-1180_g_2.4a.dwg
Plangröße:	1,189 m x 0,297 m = 0,353 m²

Bauherr:	Planverfasser:	Datum	Name
wesernetz Bremen GmbH Am Gaswerkgraben 2 - 28197 Bremen Tel.: +49-421-3591212	FICHTNER Water & Transportation GmbH Hammerbrookstraße 47b - 20097 Hamburg Tel.: +49-40-300673-0 Fax: +49-40-300673-110 E-mail: hamburg@fw.fichtner.de Internet: www.fw.fichtner.de	15.07.2020	Hansen
		15.07.2020	Möhler
Datum / Unterschrift:	Datum / Unterschrift:	geprüft	15.07.2020 Richter

Z:\61818\SW18-180_KLP_Fernwärmelung\500_Planung\540_Genehmigungsplanung\542_Zeichnungen\541_Zeichnungen\180_G_2.4a.dwg