

# Lageplan 10

Maßstab 1 : 250

Detail 9.1

Anschluss LP 9

Anschluss LP 11

- vorh. Fernwärmeleitung im Gehweg als KMR umverlegen und vor dem Privatgrundstück (462/9) an die vorhandene FHK DN 65 anbinden  
- geplanter Flächenbedarf 2x4m und 0,90x38m, Tiefe ca. 1m

- Rückbau von RW-Anschluss DN 300 B  
- geplanter Flächenbedarf 2x2m und 2x4m neben dem FW-Baugraben

90cm Grabenbreite, Bäume bleiben stehen!

- Abgangsarmaturen/ELE/ELÜ  
geplanter Flächenbedarf 2x8,5m

Fernwärme wird unterquert  
Schutzrohr DN 300

- RW-Reduzierung von DN 300 B auf DN 250 PP/PE  
- geplanter Flächenbedarf 2x2m und 2x4m neben dem FW-Baugraben

Strom 1kV wird unterquert


- Wasser umverlegen  
Schutzrohr mit ca. 1m Überdeckung  
- geplanter Flächenbedarf 2x4,2m und 2x7,6m

## LEGENDE:

Die zugehörigen Zeichen-  
erklärungen und Hinweise  
befindet sich auf Plan Nr.: 2.4b

Hinweis:  
Die in den Plänen enthaltenen  
Eintragungen hinsichtlich der  
Leitungslage und Verlegungstiefe  
sind unverbindlich. Die genaue Lage  
der Leitungen ist durch Querstiche in  
Handschaftung festzustellen.

## Deckblatt

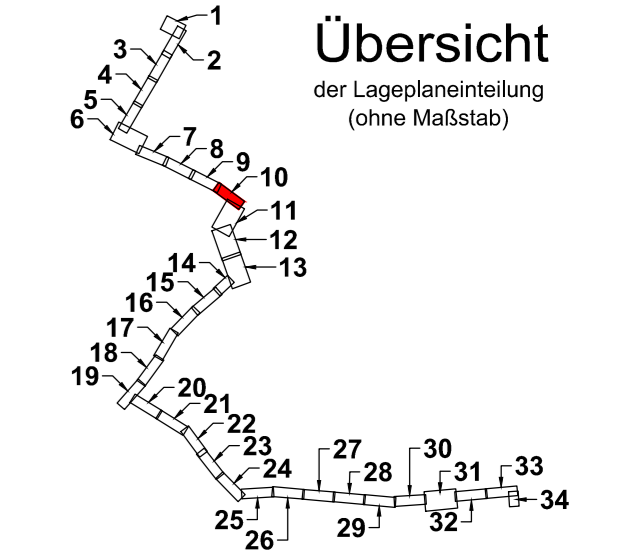

Der Inhalt dieses Dokumentes ist ausschließlich für den Auftraggeber der Fichtner Water & Transportation GmbH und andere vertraglich vereinbarte Empfänger bestimmt. Er darf nur mit Zustimmung des Auftraggebers ganz oder auszugsweise und ohne Gewähr Dritten zugänglich gemacht werden. Die Fichtner Water & Transportation GmbH haftet gegenüber Dritten nicht für die Vollständigkeit und Richtigkeit der enthaltenen Informationen.

Zur Ausführung freigeben:

Bauherr: Datum: Unterschrift: Bauleitung: Datum: Unterschrift:

Datenquellen: wesernetz Bremen  
Koordinatensystem: Gauß-Krüger-Koordinatensystem: GK3 DHDN  
Katasterdaten, Stand: Höhenystem: Vermessung, Datum:

|     |  |          |        |        |         |
|-----|--|----------|--------|--------|---------|
| b   | Lageänderungen und Anpassungen der FW-Trasse           | 07.05.21 | Möhler | Köster | Richter |
| a   | Farbänderung hanseWasser Straßentwässerung und Legende | 10.11.20 | Möhler | Köster | Richter |
| Nr. | Art der Änderung                                       | Datum    | Gez.   | Bearb. | Gepr.   |

Ein Unternehmen von swb

WATER & TRANSPORTATION

Bauobjekt: Fernwärmetrasse Wesernetz Bremen  
Anlage Nr.: Plan Nr.: 2.4.10b

Gewerk: Umverlegung Ver- und Entsorgungsleitungen  
Maßstab: 1: 250

Planinhalt: Lageplan 10  
Leistungsphase: Genehmigungsplanung  
Projekt Nr.: 618-1180  
Dateiname: 618-1180\_G\_2.4b.dwg  
Plangröße: 1,189 m x 0,297 m = 0,353 m²

|  |                       |                       |   |
|--|-----------------------|-----------------------|---|
| Bauherr:   | wesernetz Bremen GmbH | Planverfasser:        | FICHTNER Water & Transportation GmbH<br>Hammerbrookstraße 47b - 20097 Hamburg<br>Tel.: +49-40-300673-0<br>Fax: +49-40-300673-110<br>E-mail: hamburg@fw.fichtner.de<br>Internet: www.fwt.fichtner.de |
| Am Gaswerkgraben 2 - 28197 Bremen<br>Tel.: +49-421-3591212 |                       |                       |   |
| Datum / Unterschrift:                                      | gez.:                 | Datum / Unterschrift: | gez.:   |
|  |                       |                       |   |
|  |                       |                       |   |

Z:\6181180\KLP Fernwärmeplanung\500\_Planung\500\_Genehmigungsplanung\502\_Zeichnungen\501\_Zeichnungen\618-1180\_G\_2.4b.dwg