


Lageplan 11
Maßstab 1 : 250

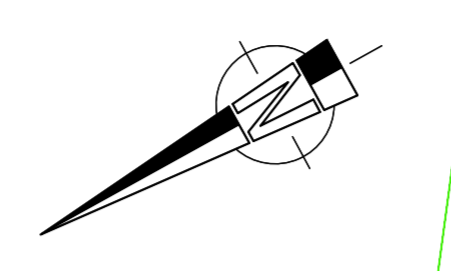

Wasser umverlegen
Schutzrohr mit
ca. 1m Überdeckung
- geplanter Flächenbedarf
2x4,2m und 2x7,6m

Wasser wird unterquert

- Kanal hanseWasser abfangen/unterqueren!
- FHK unterqueren
- ELE
geplanter Flächenbedarf 2x2,5m
- In der Trasse ELÜ DN 80 vorsehen

LOS 1 **LOS 2**

SKUMS geplante Verkehrsfläche

SKUMS geplante Verkehrsfläche

SKUMS-Sicherheitsstreifen

SKUMS-Sicherheitsstreifen

geplanter Rückbau
von RW-Anschluss
DN 300 B

2 x AA
je KH DN 500
inkl. ELE/ELE
je TRI 90 1800x890

Unterquerung von
hanseWasser
im offenen Verbau

2 x ELÜ DN 80
mit Staßenkappe

2 x ELE DN 80
mit Staßenkappe

geplante Unterpressung U2

Startbaugrube:
Länge: 10,50m
Breite: 7,60m
Tiefe: -3,00m

Detail 11.2

Detail 11.1


- Rückbau von
RW-Anschluss DN 300 B
bis an die Grundstücksgrenze
- geplanter Flächenbedarf
2x2m und 2x6,5m
neben dem FW-Baugraben

Strom (KV) wird unterquert

Deckblatt

LEGENDE:
Die zugehörigen Zeichen-
erklärungen und Hinweise
befindet sich auf Plan Nr.: 2.4b

Hinweis:
Die in den Plänen enthaltenen
Eintragungen hinsichtlich der
Leitungslage und Verlegungstiefe
sind unverbindlich. Die genaue Lage
der Leitungen ist durch Querstiche in
Handschachtung festzustellen.

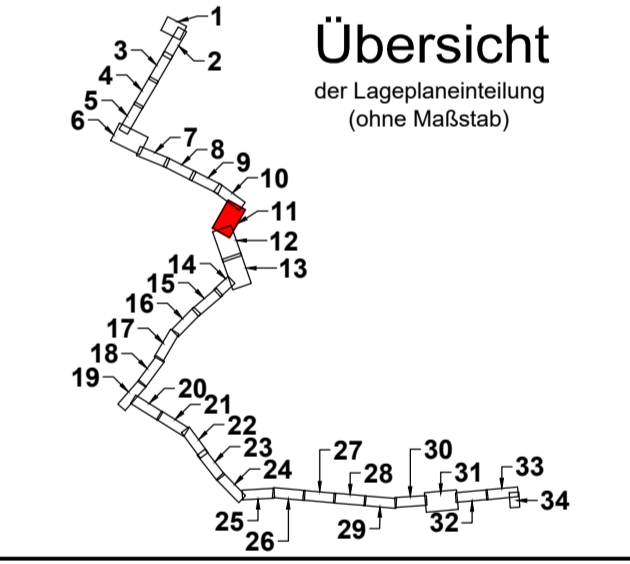

Der Inhalt dieses Dokumentes ist ausschließlich für den Auftraggeber der Fichtner Water & Transportation GmbH und andere vertraglich vereinbarte Empfänger bestimmt. Er darf nur mit Zustimmung des Auftraggebers ganz oder auszugsweise und ohne Gewähr Dritten zugänglich gemacht werden. Die Fichtner Water & Transportation GmbH haftet gegenüber Dritten nicht für die Vollständigkeit und Richtigkeit der enthaltenen Informationen.

Zur Ausführung freigegeben:

Bauherr	Datum:	Unterschrift:	Baufeld	Datum:	Unterschrift:
Datenquellen:	wesernetz Bremen				
Koordinatensystem:	Gauß-Krüger-Koordinatensystem: GK3 DD49		Höhensystem: 1958-Norm, Datum:		
Kollektordaten:	Stand:				
c	Lageänderungen und Anpassungen der FW-Trasse	11.10.21	Klein	Köster	Richter
b	Lageänderungen und Anpassungen der FW-Trasse	23.04.21	Möhner	Köster	Richter
a	Farbänderung hanseWasser Straßenentwässerung und Legende	10.11.20	Möhner	Köster	Richter
Nr.	Art der Änderung	Datum	Gz.	Bearb.	Gepr.

wesernetz Ein Unternehmen von swb | **FICHTNER** WATER & TRANSPORTATION

Bauobjekt:	Fernwärmetrasse Wesernetz Bremen	Anlage Nr.:	2.4.11c
Gewerk:		Maßstab:	1 : 250
Planinhalt:	Umverlegung Ver- und Entsorgungsleitungen Lageplan 11	Projekt Nr.:	618-1180
Leistungsphase:	Gehmigungsplanung	Datensatz:	618-1180_0_2.4b.dwg
Bauherr:	wesernetz Bremen GmbH	Plangröße:	1.189 m x 0.994 m = 0.706 m²
Planer/Verfasser:	FICHTNER Water & Transportation GmbH	Bearbeitet:	15.07.2020 Hansen
Am Gaswerkgraben 2 - 28197 Bremen	Hammerbrookstraße 47b - 20097 Hamburg	gezeichnet:	15.07.2020 Möhner
Tel: +49-421-3391212	Tel: +49-40-30073-0	geprüft:	15.07.2020 Richter
Fax: +49-40-30073-110	Fax: +49-40-30073-110		
E-Mail: hamburg@fichtner.de	E-Mail: hamburg@fichtner.de		
Internet: www.fwt.fichtner.de	Internet: www.fwt.fichtner.de		
Datum / Unterschrift:	Datum / Unterschrift:		
gez.:	gez.:		