



Lageplan 14

Maßstab 1 : 250

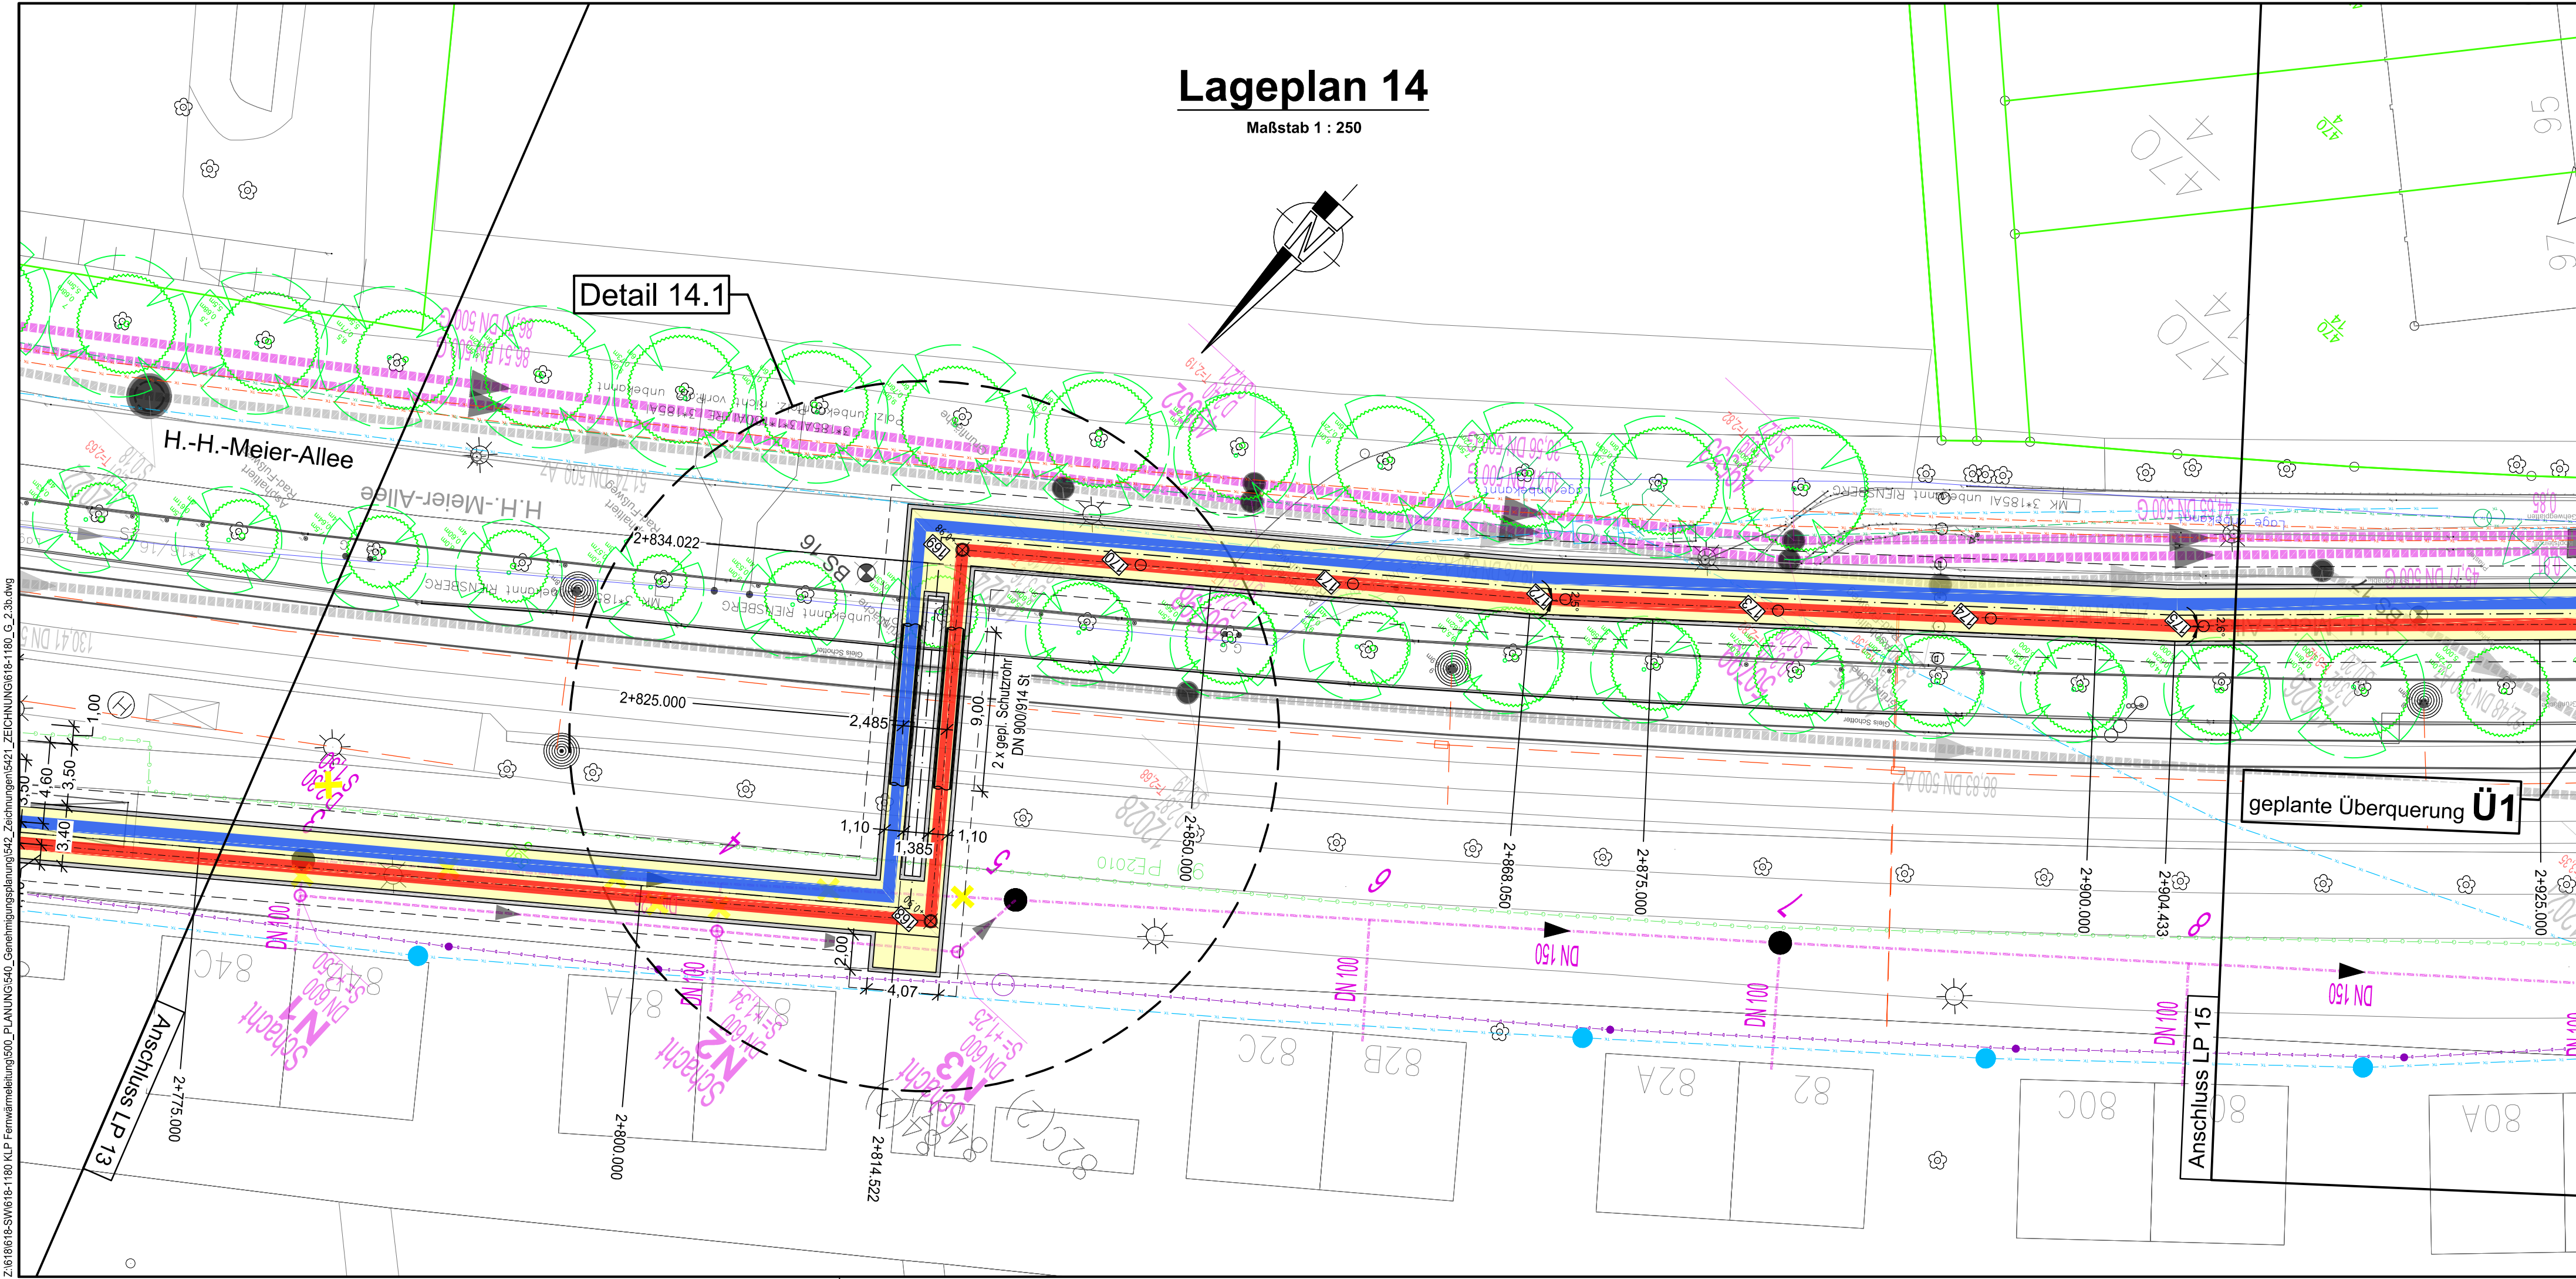

Detail 14.1

geplante Überquerung Ü1

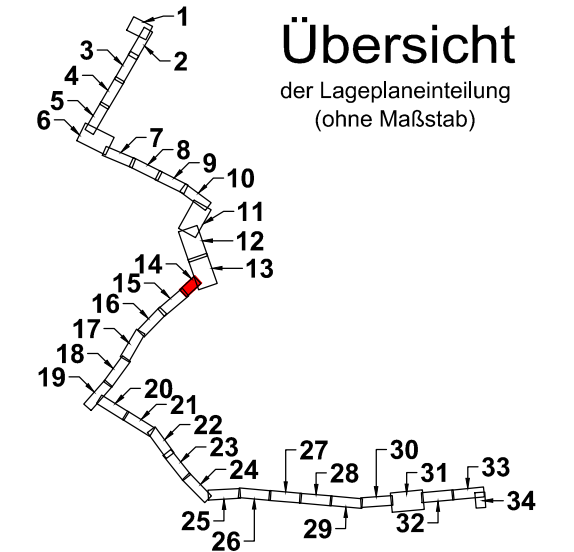

Übersicht

der Lageplaneinteilung
(ohne Maßstab)

LEGENDE:

Die zugehörigen Zeichen-
erklärungen und Hinweise
befindet sich auf Plan Nr.: 2.3a

Hinweis:

Die in den Plänen enthaltenen
Eintragungen hinsichtlich der
Leitungslage und Verlegungstiefe
sind unverbindlich. Die genaue Lage
der Leitungen ist durch Querstiche in
Handschachtung festzustellen.

Deckblatt

Der Inhalt dieses Dokumentes ist ausschließlich für den Auftraggeber der Fichtner Water & Transportation GmbH und andere vertraglich vereinbarte Empfänger bestimmt. Er darf nur mit Zustimmung des Auftraggebers ganz oder auszugsweise und ohne Gewähr Dritten zugänglich gemacht werden. Die Fichtner Water & Transportation GmbH haftet gegenüber Dritten nicht für die Vollständigkeit und Richtigkeit der enthaltenen Informationen.

Zur Ausführung freigegeben:
Bauherr Datum: _____ Unterschrift: _____ Bauleitung Datum: _____ Unterschrift: _____

Datenquellen: wesernetz Bremen
Koordinatensystem: Gauß-Krüger-Koordinatensystem: GK3 DHDN
Katasterdaten, Stand: _____ Höhengsystem: Vermessung, Datum: _____

Nr.	Art der Änderung	Datum	Gez.	Bearb.	Gepr.
b	Lageänderungen und Anpassungen der FW-Trasse	23.04.21	Möhrr	Köster	Richter
a	Farbänderung hanseWasser Straßenentwässerung und Legende	10.11.20	Möhrr	Köster	Richter

wesernetz
Ein Unternehmen von swb

FICHTNER
WATER & TRANSPORTATION

Bauobjekt:	Fernwärmetrasse Wesernetz Bremen	Anlage Nr.:	Plan Nr.:
			2.3.14b
Gewerk:		Maßstab:	1: 250
Planinhalt:	Leitungsbestand mit Planung Lageplan 14	Projekt Nr.:	618-1180
Leistungsphase:	Genehmigungsplanung	Dateiname:	618-1180_G_2.3b.dwg
		Plangröße:	0,841 m x 0,297 m = 0,250 m²
Bauherr:	wesernetz Bremen GmbH	Planverfasser:	FICHTNER Water & Transportation GmbH
Am Gaswerkgraben 2 - 28197 Bremen Tel.: +49-421-3591212		Hammerbrookstraße 47b - 20097 Hamburg Tel.: +49-40-300673-0 Fax: +49-40-300673-110 E-mail: hamburg@fwf.fichtner.de Internet: www.fwf.fichtner.de	
Datum / Unterschrift:	gez.:	Datum	Name
		bearbeitet	15.07.2020 Richter
		gezeichnet	15.07.2020 Möhrr
		geprüft	

Z:\6180618-SW1618-1180-PLP Fernwärmeführung\500_Planung\540_Genehmigungsplanung\542_Zeichnungen\541_Zeichnung\618-1180_G_2.3b.dwg