


# Detailplanan 4.15.6 - Fahrleitungsmast 390, H.-H.-Meier-Allee

## Schnitt A-A

Maßstab 1:50

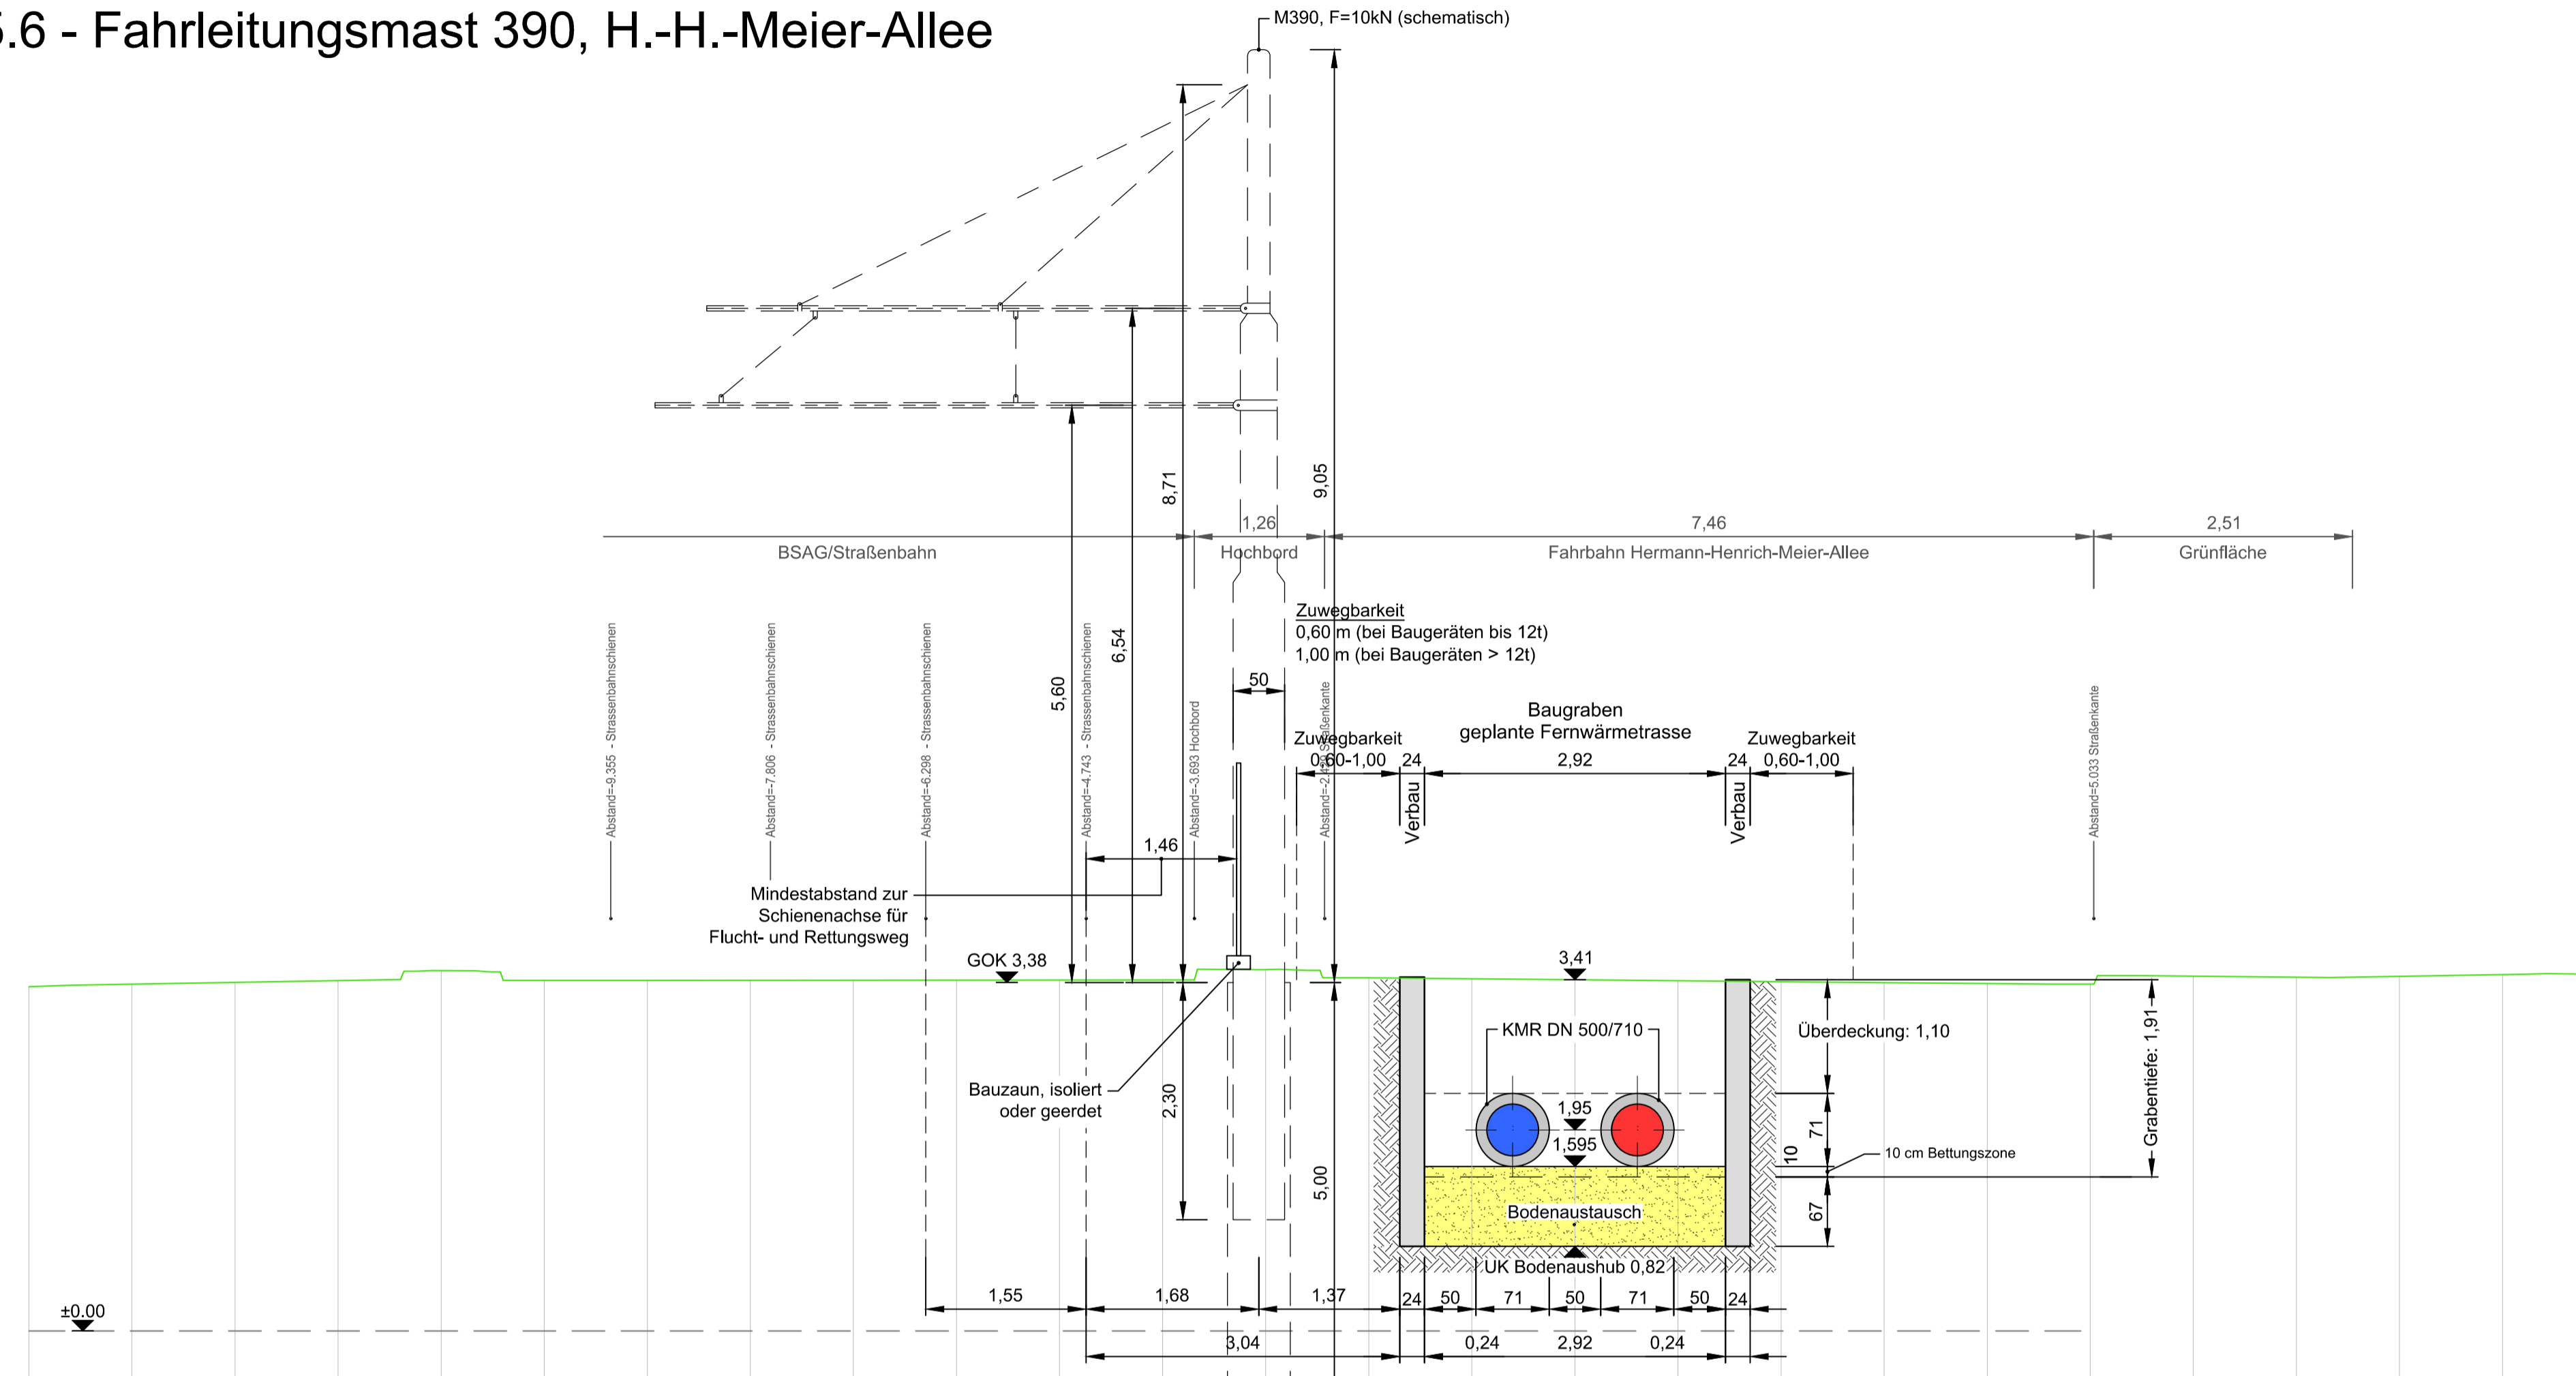

Planung Höhe FW-Achse																					2.32					
Planung Abstand zur Achse																					-1.70					
Bestand Geländehöhe	3.34	3.36	3.38	3.40	3.50	3.40	3.40	3.40	3.40	3.40	3.41	3.51	3.43	3.42	3.41	3.40	3.39	3.38	3.37	3.37	3.44	3.43	3.44	3.46	3.49	
Bestand Abstand zur Achse	-15.00	-14.00	-13.00	-12.00	-11.00	-10.00	-9.00	-8.00	-7.00	-6.00	-5.00	-4.00	-3.00	-2.00	-1.00	0.00	1.00	2.00	3.00	4.00	5.00	6.00	7.00	8.00	9.00	10.00

### LEGENDE:

- vorhandene Geländeoberkante
- gepl. Vorlauf / PEHD-Mantelrohr DN 500/710
- gepl. Rücklauf / PEHD-Mantelrohr DN 500/710


# Deckblatt

### Hinweis:

Der zugehörigen Lageplan mit der Schnittführung befindet sich auf Plan Nr.: 2.3.15

### Bemerkung:

Die in den Plänen enthaltenen Eintragungen hinsichtlich der Leitungslage und Verlegungstiefe sind unverbindlich. Die genaue Lage der Leitungen ist durch Querschnitte in Handschachtung festzustellen.

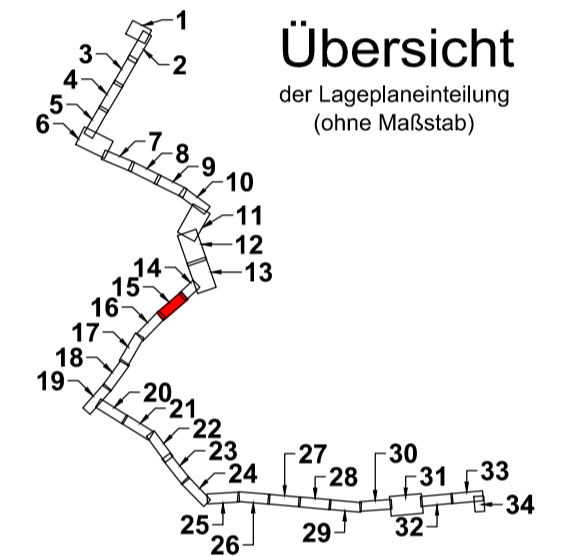

Der Inhalt dieses Dokumentes ist ausschließlich für den Auftraggeber der Fichtner Water & Transportation GmbH und andere vertraglich vereinbarte Empfänger bestimmt. Er darf nur mit Zustimmung des Auftraggebers ganz oder auszugsweise und ohne Gewähr Dritten zugänglich gemacht werden. Die Fichtner Water & Transportation GmbH haftet gegenüber Dritten nicht für die Vollständigkeit und Richtigkeit der enthaltenen Informationen.

Zur Ausführung freigeben:  
 Bauherr Datum: \_\_\_\_\_ Unterschrift: \_\_\_\_\_ Bauleitung Datum: \_\_\_\_\_ Unterschrift: \_\_\_\_\_

Datenquellen: wesernetz Bremen  
 Koordinatensystem: Gauß-Krüger-Koordinatensystem: GK3 DHDN  
 Höhenystem: Vermessung, Datum: \_\_\_\_\_

a	Lageänderungen und Anpassungen der FW-Trasse	29.04.21	Möhler	Köster	Richter
Nr.	Art der Änderung	Datum	Gez.	Bearb.	Gepr.

Ein Unternehmen von swb

WATER & TRANSPORTATION

Bauobjekt:	Fernwärmetrasse Wesernetz Bremen	Anlage Nr.:	Plan Nr.:
			4.15.6.2a
Gewerk:		Maßstab:	1: 50
Planinhalt:	Detailplan - Fahrleitungsmast 390 H.-H.-Meier-Allee	Projekt Nr.:	618-1180
Leistungsphase:	Genehmigungsplanung	Dateiname:	618-1180_G_4.15.6.2a.dwg
		Plangröße:	0.841 m x 0.450 m = 0.378 m²

Bauherr:	wesernetz Bremen GmbH	Planverfasser:	FICHTNER Water & Transportation GmbH	Datum:	15.07.2020	Name:	Richter
	Am Gaswerkgraben 2 - 28197 Bremen Tel.: +49-421-3591212		Hammerbrookstraße 47b - 20097 Hamburg Tel.: +49-40-300673-0 Fax: +49-40-300673-110 E-mail: hamburg@fwt.fichtner.de Internet: www.fwt.fichtner.de	bearbeitet	15.07.2020	gezeichnet	15.07.2020
Datum / Unterschrift:	gez.:	Datum / Unterschrift:	gez.:	geprüft	15.07.2020		Richter