
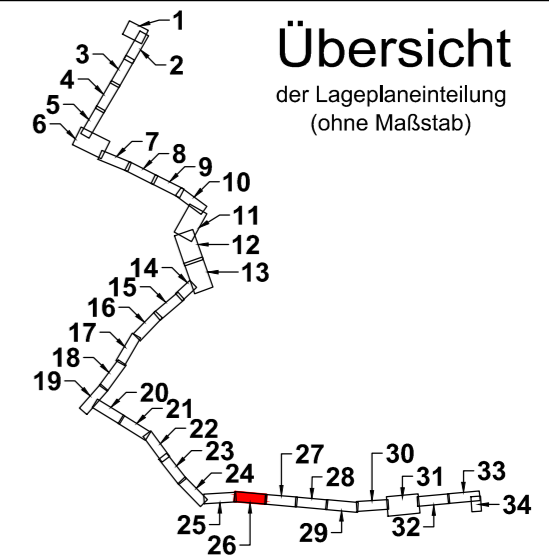


Detailplan 4.26.1 - Schräger U-Bogen, Bauwerk 575 Block 14, Kurfürstenallee

Schnitt A-A

Maßstab 1:50

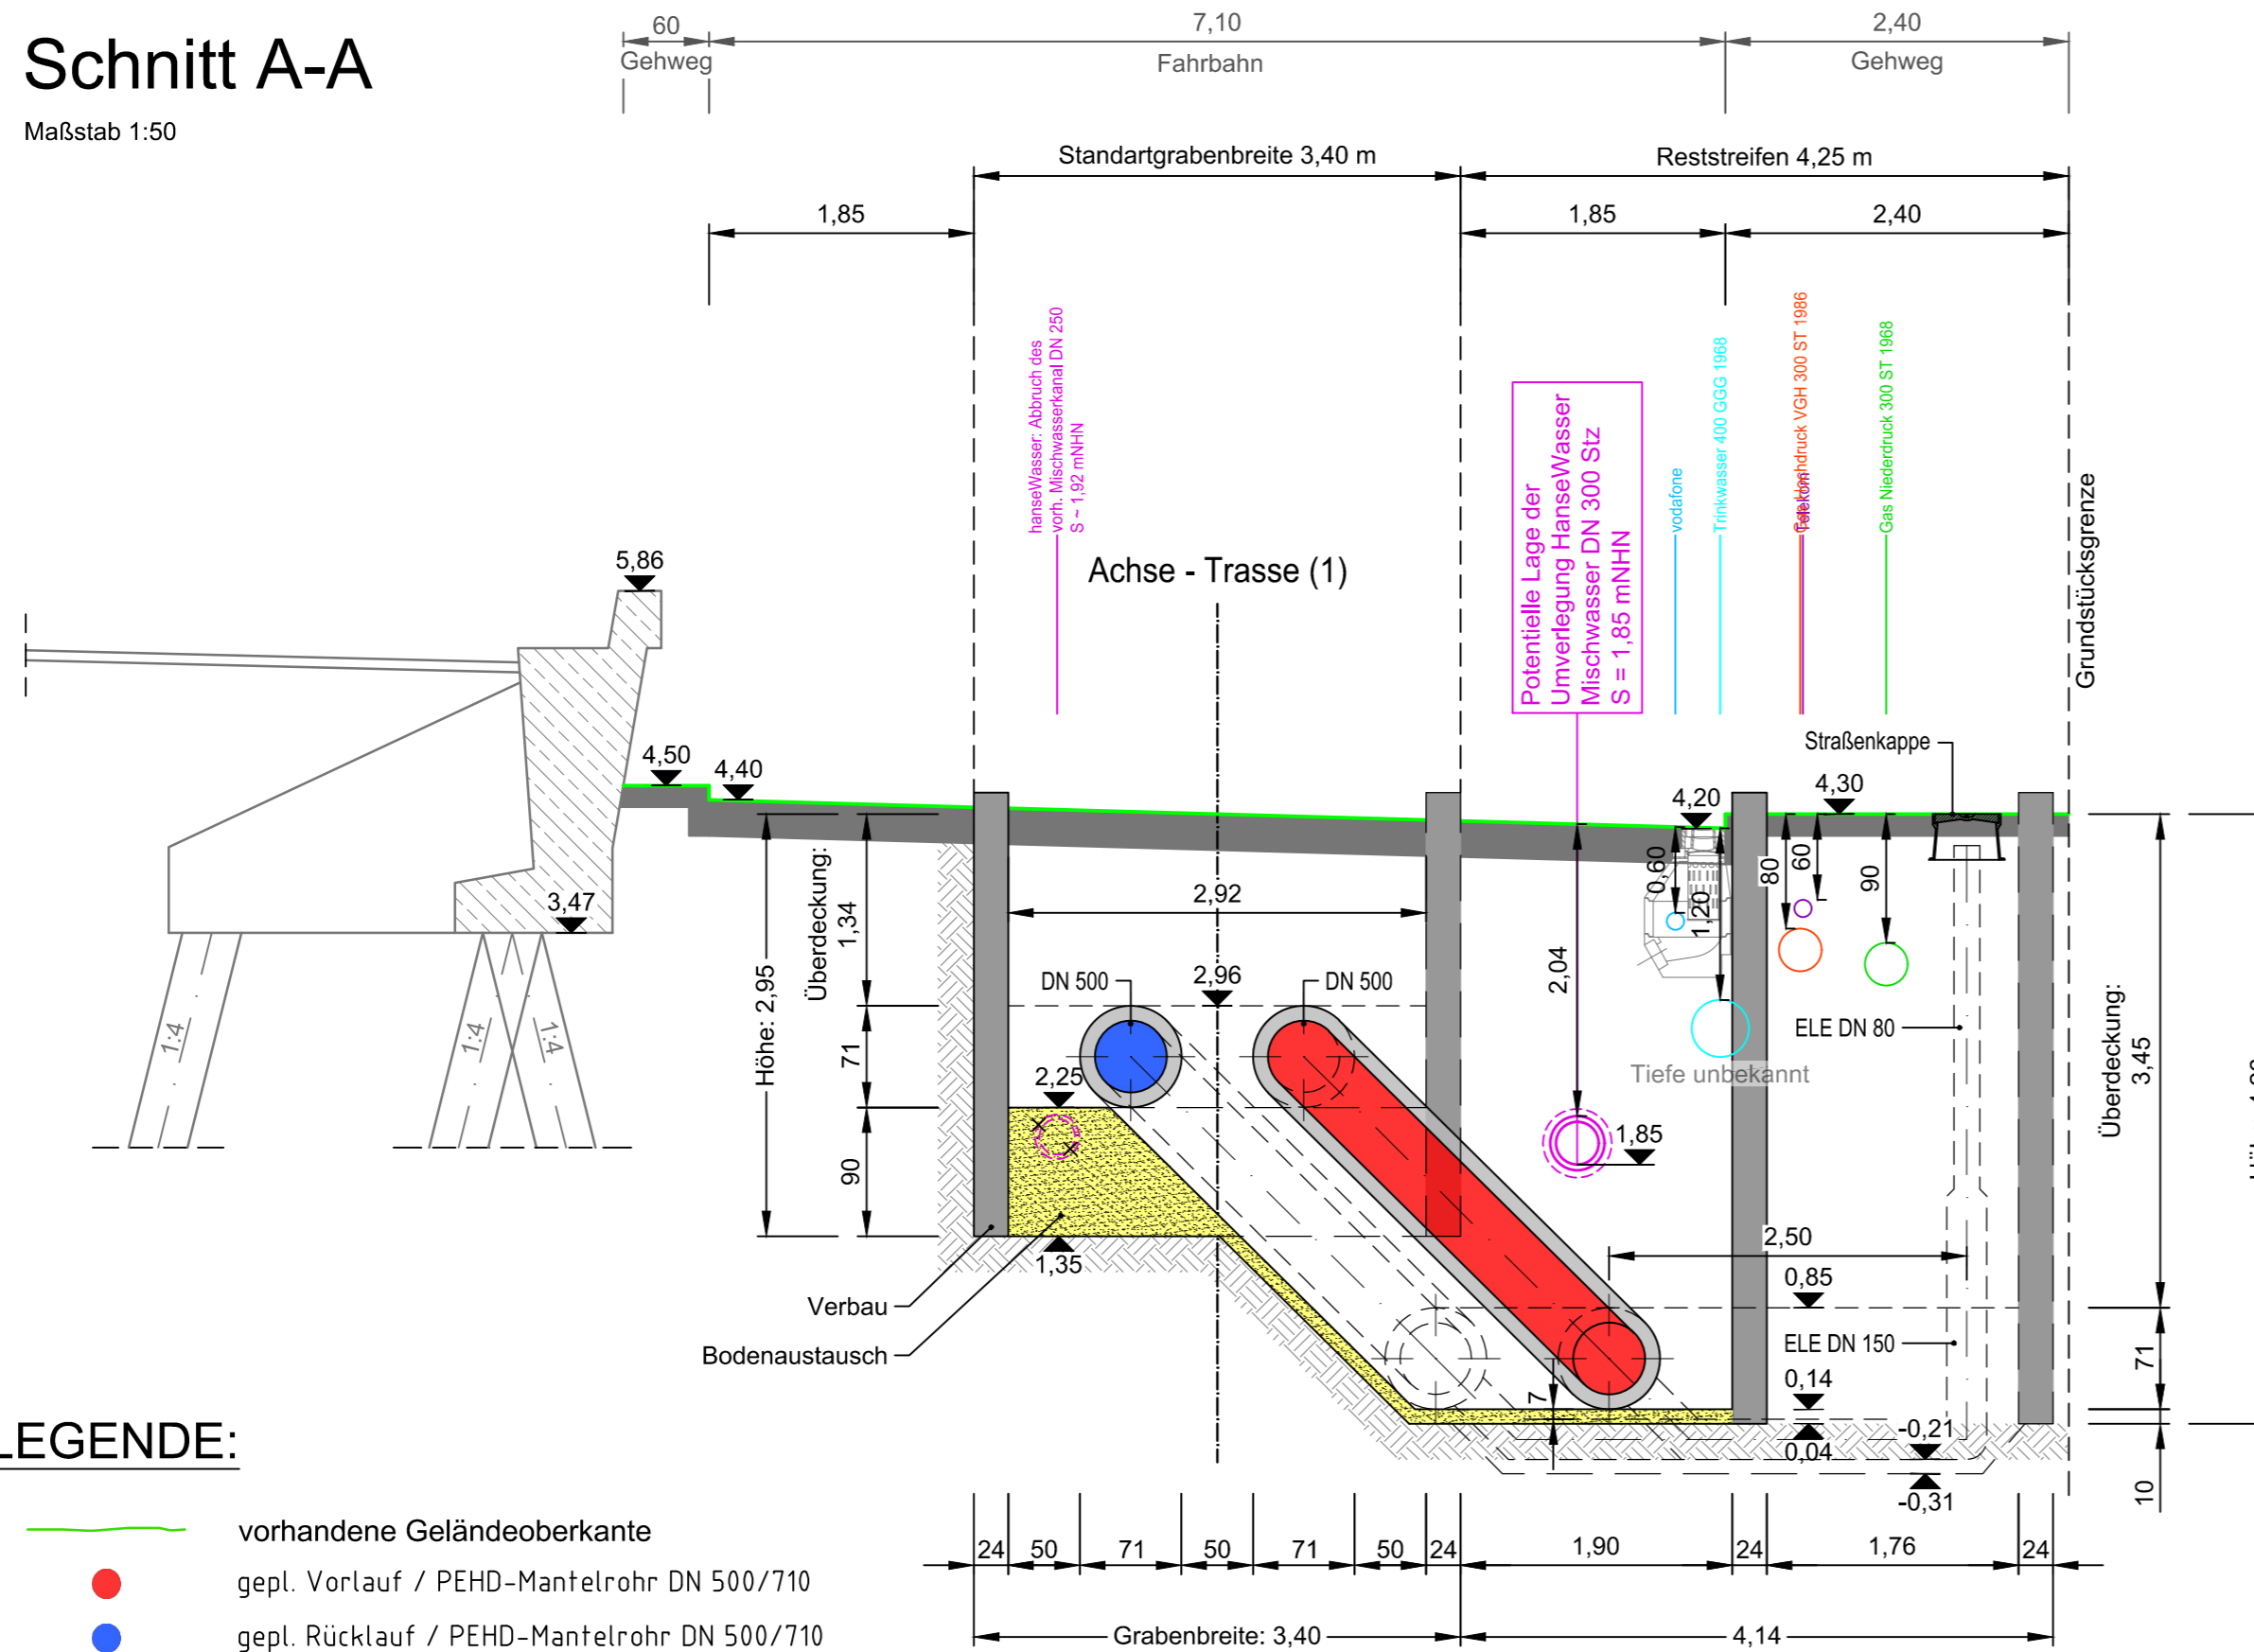

Hinweis:

Der zugehörigen Lageplan mit der Schnittführung befindet sich auf Plan Nr.: 2.3.26

Bemerkung:

Die in den Plänen enthaltenen Eintragungen hinsichtlich der Leitungslage und Verlegungstiefe sind unverbindlich. Die genaue Lage der Leitungen ist durch Querstiche in Handschachtung festzustellen.

Der Inhalt dieses Dokumentes ist ausschließlich für den Auftraggeber der Fichtner Water & Transportation GmbH und andere vertraglich vereinbarte Empfänger bestimmt. Er darf nur mit Zustimmung des Auftraggebers ganz oder auszugsweise und ohne Gewähr Dritten zugänglich gemacht werden. Die Fichtner Water & Transportation GmbH haftet gegenüber Dritten nicht für die Vollständigkeit und Richtigkeit der enthaltenen Informationen.

Zur Ausführung freigegeben:

Bauherr Datum: Unterschrift: Bauleitung Datum: Unterschrift:

Datenquellen: wesernetz Bremen
 Koordinatensystem: Gauß-Krüger-Koordinatensystem: GK3 DHDN Höhensystem:
 Katasterdaten, Stand: Vermessung, Datum:

| | | | | | |
|--|--|--|--|--|--|
| | | | | | |
| | | | | | |
| | | | | | |
| | | | | | |

| Nr. | Art der Änderung | Datum | Gez. | Bearb. | Gepr. |
|-----|------------------|-------|------|--------|-------|
|-----|------------------|-------|------|--------|-------|

Ein Unternehmen von swb

WATER & TRANSPORTATION

| | | | |
|--|-----------------------|------------------------------|------------|
| Baubjekt: Fernwärmetrasse Wesernetz Bremen | Anlage Nr.: | Plan Nr.: | |
| | | 4.26.1.2 | |
| Gewerk: | Maßstab: 1:50 | | |
| | Projekt Nr.: | 618-1180 | |
| Planinhalt: Detailplan - Schräger U-Bogen Bauwerk 575 Block 14, Kurfürstenallee | Dateiname: | 618-1180_G_4.26.1.2.dwg | |
| | Plangröße: | 0,594 m x 0,297 m = 0,176 m² | |
| Leistungsphase: Genehmigungsplanung | Datum | Name | |
| | bearbeitet | 15.07.2020 | Köster |
| Bauherr: wesernetz Bremen GmbH | gezeichnet | 15.07.2020 | Klein/Moeh |
| | geprüft | 15.07.2020 | Richter |
| Planverfasser: FICHTNER Water & Transportation GmbH | Datum / Unterschrift: | | |
| Hammerbrookstraße 47b - 20097 Hamburg Tel.: +49-40-300673-0 Fax: +49-40-300673-110 E-mail: hamburg@fwt.fichtner.de Internet: www.fwt.fichtner.de | Datum / Unterschrift: | | |
| Am Gaswerkgraben 2 - 28197 Bremen Tel.: +49-421-3591212 | gez.: | | |