
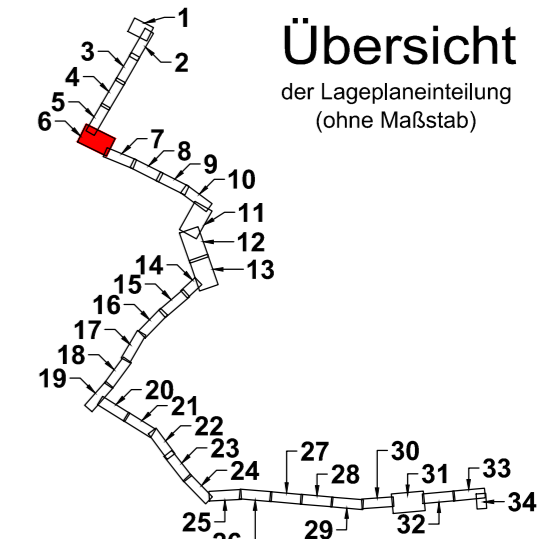


Schnitt C-C "Zur Munte"(KP55)

Maßstab 1:50

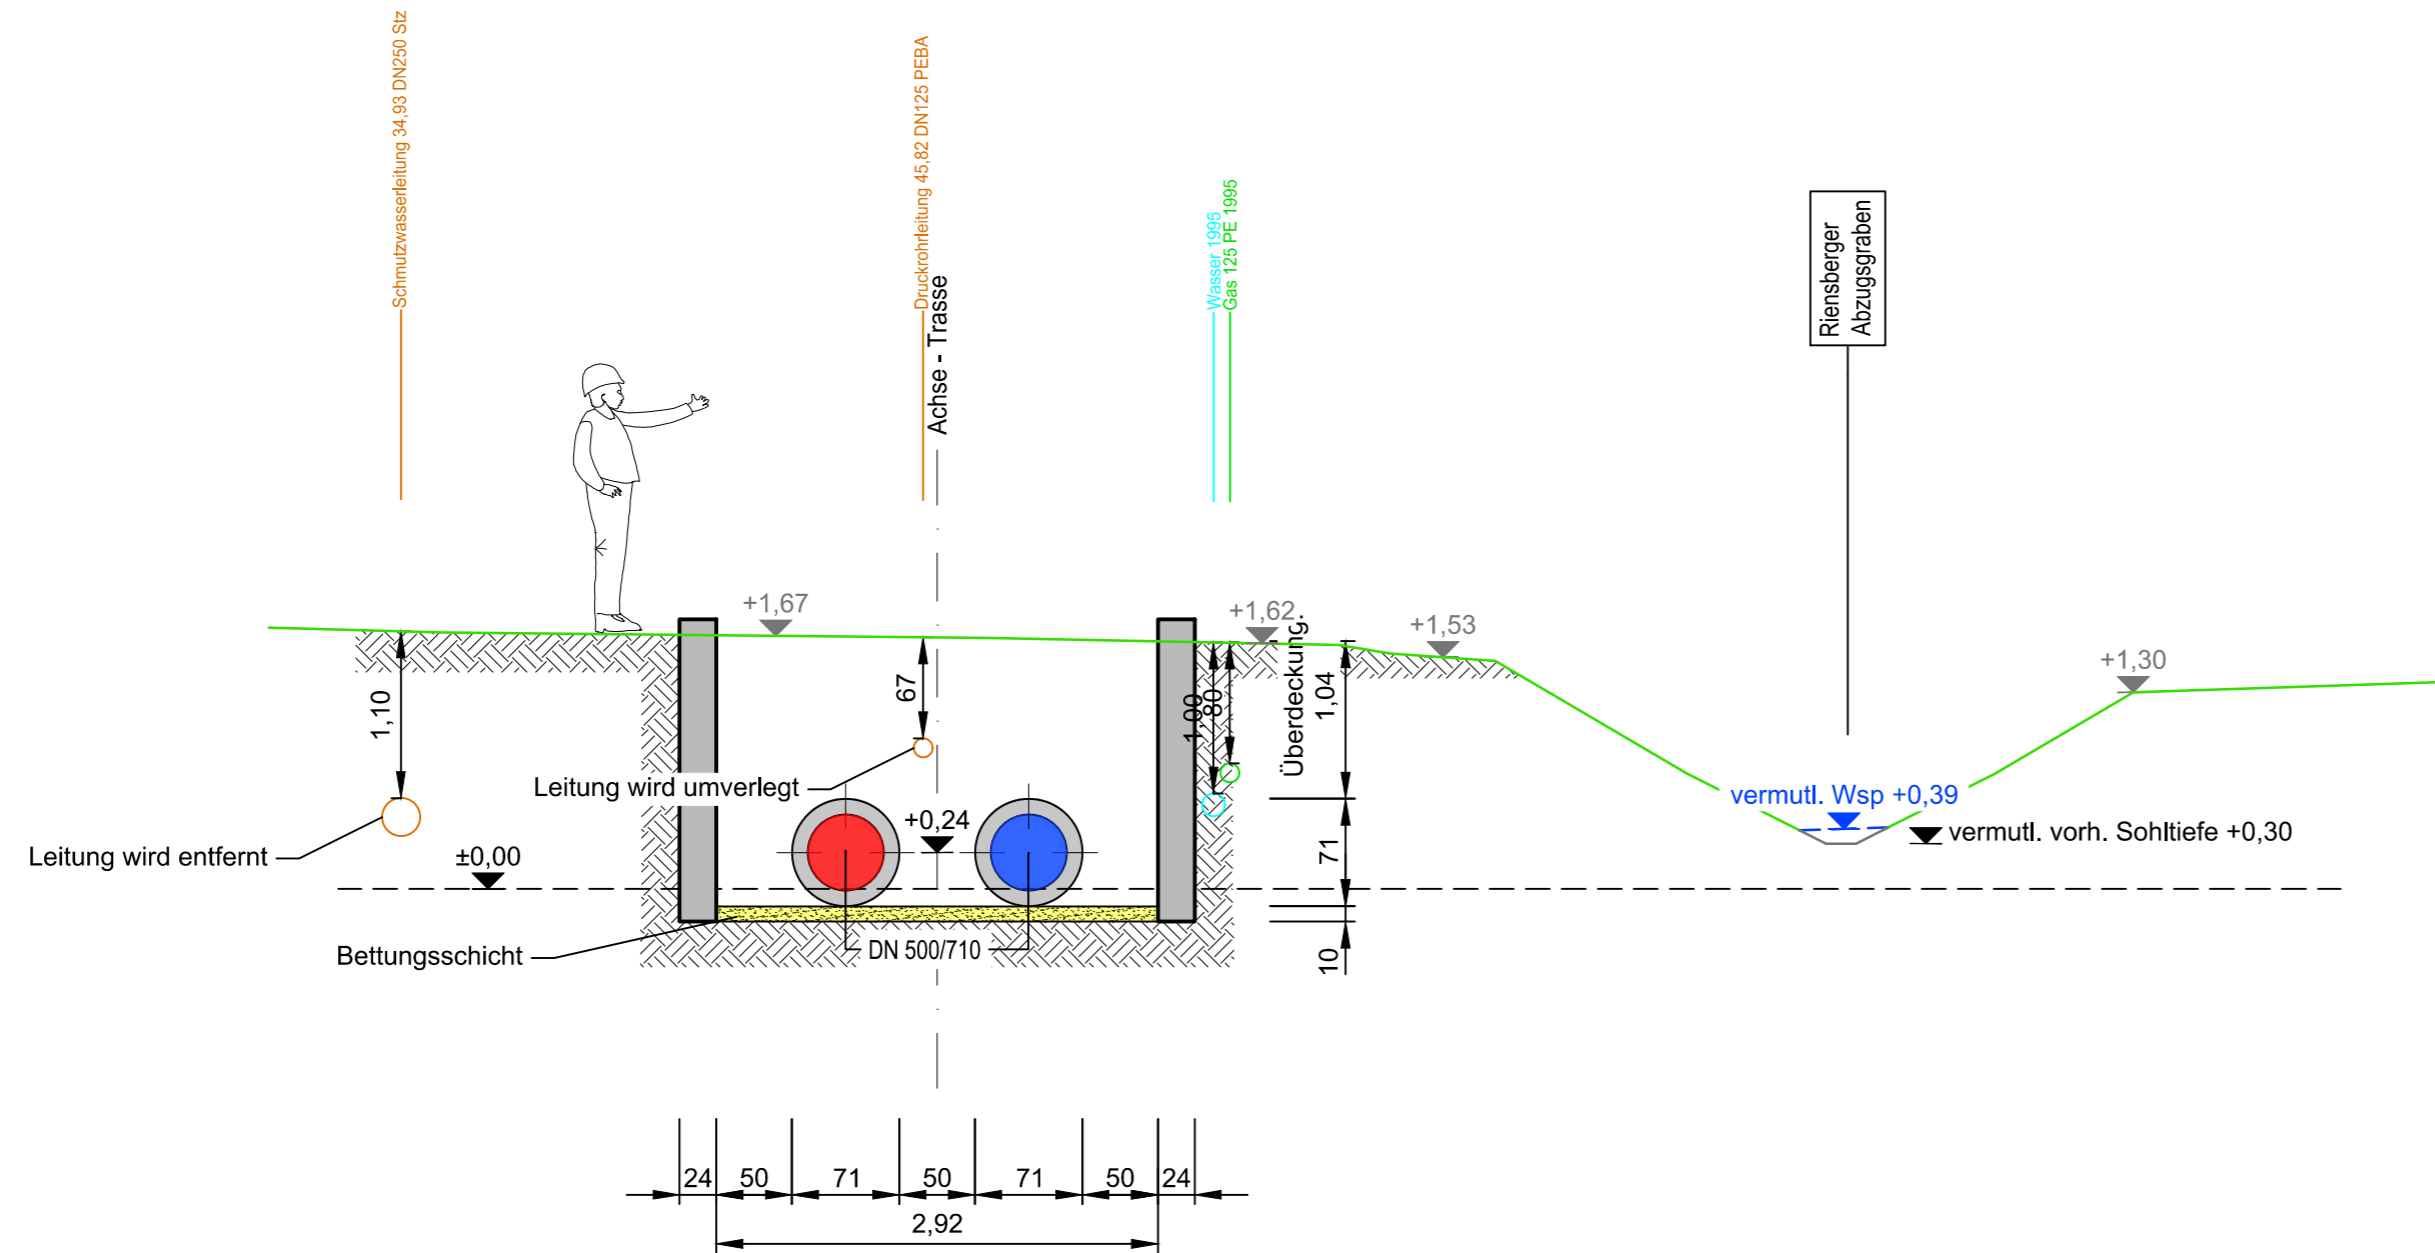

Übersicht
der Lageplaneinteilung
(ohne Maßstab)

Hinweis:

Die in den Plänen enthaltenen Eintragungen hinsichtlich der Leitungslage und Verlegungstiefe sind unverbindlich. Die genaue Lage der Leitungen ist durch Querstiche in Handschachtung festzustellen.

Der Inhalt dieses Dokumentes ist ausschließlich für den Auftraggeber der Fichtner Water & Transportation GmbH und andere vertraglich vereinbarte Empfänger bestimmt. Er darf nur mit Zustimmung des Auftraggebers ganz oder auszugsweise und ohne Gewähr Dritten zugänglich gemacht werden. Die Fichtner Water & Transportation GmbH haftet gegenüber Dritten nicht für die Vollständigkeit und Richtigkeit der enthaltenen Informationen.

Zur Ausführung freigegeben:
Bauherr Datum: . . . Unterschrift: Bauleitung Datum: . . . Unterschrift:

Datenquellen: wesernetz Bremen
Koordinatensystem: Gauß-Krüger-Koordinatensystem: GK3 DHDN Höhengsystem:
Katasterdaten, Stand: Vermessung, Datum:

Nr.	Art der Änderung	Datum	Gez.	Bearb.	Gepr.


 Ein Unternehmen von swb


 WATER & TRANSPORTATION

Bauobjekt: Fernwärmetrasse Wesernetz Bremen
Anlage Nr.: Plan Nr.:
4.6.3.2

Gewerk: Maßstab: 1:50

Planinhalt: Detailplan - Querschnitt "Zur Munte"
Projekt Nr.: 618-1180
Dateiname: 618-1180_G_4.6.3.2.dwg

Leistungsphase: Genehmigungsplanung
Plangröße: 0,665 m x 0,297 m = 0,198 m²

Bauherr:	Planverfasser:	Datum	Name
wesernetz Bremen GmbH Am Gaswerkgraben 2 - 28197 Bremen Tel.: +49-421-3591212	FICHTNER Water & Transportation GmbH Hammerbrookstraße 47b - 20097 Hamburg Tel.: +49-40-300673-0 Fax: +49-40-300673-110 E-mail: hamburg@fw.fichtner.de Internet: www.fw.fichtner.de	bearbeitet 15.07.2020	Harms
		gezeichnet 15.07.2020	Temizel
Datum / Unterschrift: gez.:	Datum / Unterschrift: gez.:	geprüft 15.07.2020	Richter