

Lageplan 17

Maßstab 1 : 250

H. - H. - Meier - Allee

2 x AA
je KH DN 500
inkl. ELÜ/ELE
je TRI 90 1800x890

Mischwasserkanal Ei 1125/1690
Schlauchliner (30 cm - 2 schalige Wandung)

2 x ELE DN 80
mit Straßenkappe

Detail 17.1

2 x ELÜ DN 80
mit Straßenkappe


geplante Überquerung Ü5

LEGENDE:

Die zugehörigen Zeichen-
erklärungen und Hinweise
befindet sich auf Plan Nr.: 2.3a

Hinweis:

Die in den Plänen enthaltenen
Eintragungen hinsichtlich der
Leitungslage und Verlegungstiefe
sind unverbindlich. Die genaue Lage
der Leitungen ist durch Querstiche in
Handschnachtung festzustellen.

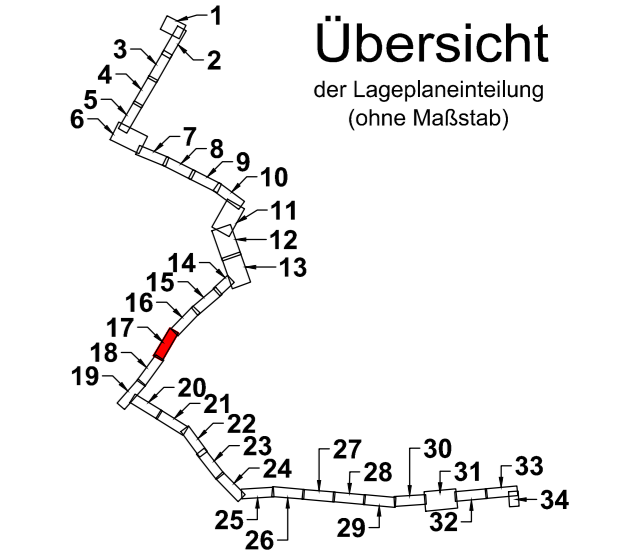

Der Inhalt dieses Dokumentes ist ausschließlich für den Auftraggeber der Fichtner Water & Transportation GmbH und andere vertraglich vereinbarte Empfänger bestimmt. Er darf nur mit Zustimmung des Auftraggebers ganz oder auszugsweise und ohne Gewähr Dritten zugänglich gemacht werden. Die Fichtner Water & Transportation GmbH haftet gegenüber Dritten nicht für die Vollständigkeit und Richtigkeit der enthaltenen Informationen.

Zur Ausführung freigeben:

Bauherr: Datum: Unterschrift: Bauleitung: Datum: Unterschrift:

Datenquellen: wesernetz Bremen
Koordinatensystem: Gauß-Krüger-Koordinatensystem: GK3 DHDN
Katasterdaten, Stand: Höhenystem: Vermessung, Datum:

a	Farbänderung hanseWasser Straßentwasserung und Legende	10.11.20	Möhler	Köster	Richter
Nr.	Art der Änderung	Datum	Gez.	Bearb.	Gepr.

Ein Unternehmen von swb

WATER & TRANSPORTATION

Bauobjekt:	Fernwärmetrasse Wesernetz Bremen	Anlage Nr.:	Plan Nr.:
			2.3.17a

Gewerk:		Maßstab:	1: 250
Planinhalt:	Leitungsbestand mit Planung Lageplan 17	Projekt Nr.:	618-1180
Leistungsphase:	Genehmigungsplanung	Dateiname:	618-1180_G_2.3a.dwg
		Plangröße:	1,189 m x 0,297 m = 0,353 m²

Bauherr:	wesernetz Bremen GmbH	Planverfasser:	FICHTNER Water & Transportation GmbH Hammerbrookstraße 47b - 20097 Hamburg Tel.: +49-40-300673-0 Fax: +49-40-300673-110 E-mail: hamburg@wv.fichtner.de Internet: www.wv.fichtner.de
Am Gaswerkgraben 2 - 28197 Bremen Tel.: +49-421-3591212			

	Datum	Name
bearbeitet	15.07.2020	Richter
gezeichnet	15.07.2020	Möhler
geprüft		

Datum / Unterschrift:	Datum / Unterschrift:
gez.:	gez.:

Z:\61818-SW1618-1180_KLP_Fernwärmetrasse\500_Planung\540_Genehmigungsplanung\542_Zeichnungen\5421_Zeichnungen\618-1180_G_2.3a.dwg