


hanseWasser Planung:
Neuer Kanal DN 1500/1720
Lage u. Ausführung mit hanseWasser abgestimmt

Lageplan 21

Maßstab 1 : 250

Anschluss LP 20

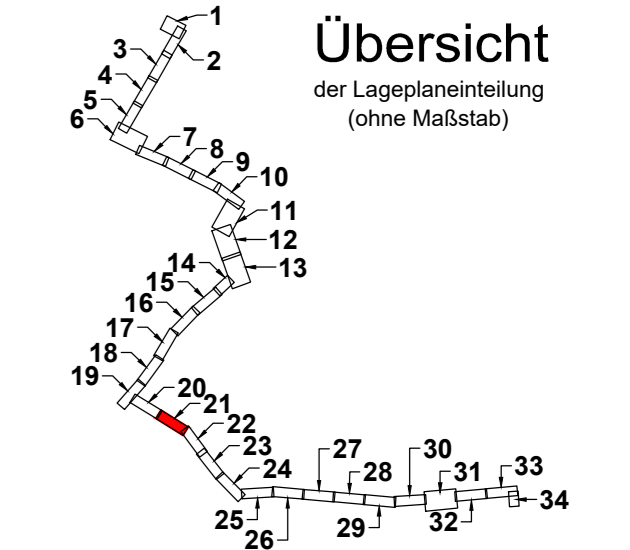

LEGENDE:
Die zugehörigen Zeichen-
erklärungen und Hinweise
befindet sich auf Plan Nr.: 2.2a

Hinweis:
Quelle der Luftbilder:
© 2019 Microsoft Corporation
© 2019 DigitalGlobe
©CNES (2019) Distribution Airbus DS
bing

Deckblatt

Der Inhalt dieses Dokumentes ist ausschließlich für den Auftraggeber der Fichtner Water & Transportation GmbH und andere vertraglich vereinbarte Empfänger bestimmt. Er darf nur mit Zustimmung des Auftraggebers ganz oder auszugsweise und ohne Gewähr Dritten zugänglich gemacht werden. Die Fichtner Water & Transportation GmbH haftet gegenüber Dritten nicht für die Vollständigkeit und Richtigkeit der enthaltenen Informationen.

Zur Ausführung freigeben:

Bauherr: _____ Datum: _____ Unterschrift: _____ Bauleitung: _____ Datum: _____ Unterschrift: _____

Datenquellen: wesernetz Bremen
Koordinatensystem: Gauß-Krüger-Koordinatensystem: GK3 DHDN Höhenystem: _____ Datum: _____
Katasterdaten, Stand: _____ Vermessung, Datum: _____

Nr.	Art der Änderung	Datum	Gez.	Köster	Richter
a	Lageänderungen und Anpassungen der FW-Trasse	25.08.21	Klein	Köster	Richter

Ein Unternehmen von swb

Bauobjekt: Fernwärmetrasse Wesernetz Bremen
Anlage Nr.: _____ Plan Nr.: 2.2.21a

Gewerk: _____ Maßstab: 1: 250

Planinhalt: Luftbilder mit Planung Lageplan 21
Leistungsphase: Genehmigungsplanung

Bauherr:	Planverfasser:	Datum	Name
wesernetz Bremen GmbH Am Gaswerkgraben 2 - 28197 Bremen Tel.: +49-421-3591212	FICHTNER Water & Transportation GmbH Hammerbrookstraße 47b - 20097 Hamburg Tel.: +49-40-300673-0 Fax: +49-40-300673-110 E-mail: hamburg@fw.fichtner.de Internet: www.fw.fichtner.de	bearbeitet 15.07.2020	Richter
		gezeichnet 15.07.2020	Möhner
Datum / Unterschrift: gez.:	Datum / Unterschrift: gez.:	geprüft	

P:\61818-SW1618-1180_KLP_Fernwärmekanal\500_Planung\540_Genehmigungsplanung\542_Zeichnungen\541_Zeichnungen\541_G_2.2a.dwg