


P:\618180_S\180_KLP_Fernwärmekennung\500_PLANUNG\540_Genehmigungsplanung\542_Zeichnungen\5421_Zeichnungen\5421_22a.dwg
 07.09.2020 10:07

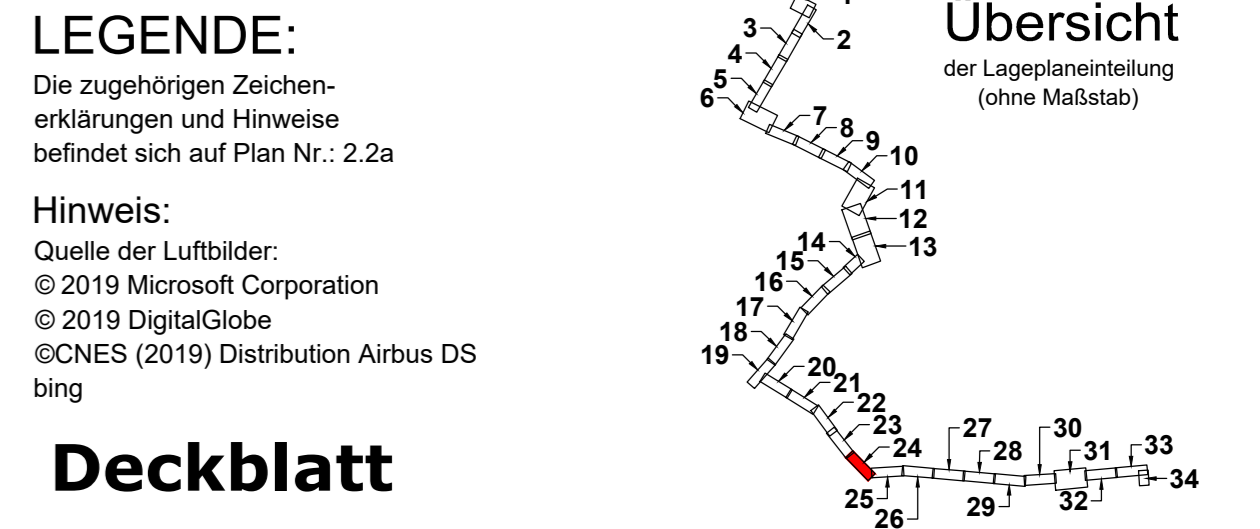

Deckblatt

Der Inhalt dieses Dokumentes ist ausschließlich für den Auftraggeber der Fichtner Water & Transportation GmbH und andere vertraglich vereinbarte Empfänger bestimmt. Er darf nur mit Zustimmung des Auftraggebers ganz oder auszugsweise und ohne Gewähr Dritten zugänglich gemacht werden. Die Fichtner Water & Transportation GmbH haftet gegenüber Dritten nicht für die Vollständigkeit und Richtigkeit der enthaltenen Informationen.

Zur Ausführung freigeben:

Bauherr: Datum: Unterschrift: Bauleitung: Datum: Unterschrift:

Datenquellen: wesernetz Bremen
 Koordinatensystem: Gauß-Krüger-Koordinatensystem: GK3 DHDN
 Höhenystem: Vermessung, Datum:
 Katasterdaten, Stand:

| | | | | | |
|-----|---|----------|-------|--------|---------|
| a | Z-Abzweig DN 150 Scharnhorststraße geändert | 03.12.21 | Klein | Köster | Richter |
| Nr. | Art der Änderung | Datum | Gez. | Bearb. | Gepr. |

wesernetz

Ein Unternehmen von swb

FICHTNER

WATER & TRANSPORTATION

Bauobjekt: Fernwärmetrasse Wesernetz Bremen
 Anlage Nr.: Plan Nr.: 2.2.24a

Gewerk: Maßstab: 1: 250

Planinhalt: Luftbilder mit Planung Lageplan 24
 Leistungsphase: Genehmigungsplanung

Projekt Nr.: 618-1180
 Dateiname: 618-1180_2.2a.dwg
 Plangröße: 1,189 m x 0,297 m = 0,353 m²

| Bauherr: | Planverfasser: | Datum | Name |
|--|--|------------|---------|
| wesernetz Bremen GmbH | FICHTNER Water & Transportation GmbH | 15.07.2020 | Richter |
| Am Gaswerkgraben 2 - 28197 Bremen Tel.: +49-421-3591212 | Hammerbrookstraße 47b - 20097 Hamburg Tel.: +49-40-300673-0 Fax: +49-40-300673-110 E-mail: hamburg@fw.fichtner.de Internet: www.fw.fichtner.de | 15.07.2020 | Möhler |
| Datum / Unterschrift: | Datum / Unterschrift: | geprüft | |
| gez.: | gez.: | | |