

- Abgangsarmaturen
geplanter Flächenbedarf 2x(11,8+4,2+3)m
- Gasleitung DN 500 umverlegen
(Überd. 90cm)

Stromkabel 10kV Armor (1960)
Verlegetiefe ?
Flächen für evt. Umlegung

Potentieller Bereich für
Umverlegung der
Straßenentwässerung und
Kanal-Hausanschlusleitungen

- 110kV (Preussen) -
Verlegetiefe: ca. 1,7 UK
- U-Dehner nach unten

- Steuer- und Funktionskabel werden
innerhalb des Grabens umverlegt
- Gasleitung DN 200 wird umverlegt
geplanter Flächenbedarf 1x2m
beidseitig des FW-Baugrabens

- Wasserleitung DN 500 GGG
wird umverlegt
- Gasleitung HD: DN300 ST
wird umverlegt
- geplanter Flächenbedarf 4x4m
beidseitig des FW-Baugrabens
- "Stromkabel" wird
ggf. im Graben umverlegt


- Gasleitung DN 500 wird
umverlegt (Überd. 90cm)
geplanter zusätzlicher
Flächenbedarf ca. 35m²

- ELE DN 80
geplanter Flächenbedarf 2x3m

- ELÜ DN 80
geplanter Flächenbedarf
2,5x3m

Maßstab 1 : 250

Lageplan 24

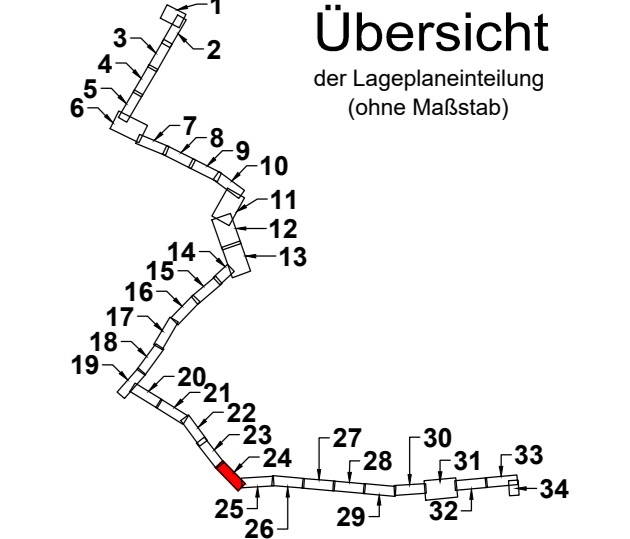

LEGENDE:
Die zugehörigen Zeichen-
erklärungen und Hinweise
befindet sich auf Plan Nr.: 2.4b

Hinweis:
Die in den Plänen enthaltenen
Eintragungen hinsichtlich der
Leitungslage und Verlegungstiefe
sind unverbindlich. Die genaue Lage
der Leitungen ist durch Querstiche in
Handschaftung festzustellen.

Deckblatt

Der Inhalt dieses Dokumentes ist ausschließlich für den Auftraggeber der Fichtner Water & Transportation GmbH und andere vertraglich vereinbarte Empfänger bestimmt. Er darf nur mit Zustimmung des Auftraggebers ganz oder auszugsweise und ohne Gewähr Dritten zugänglich gemacht werden. Die Fichtner Water & Transportation GmbH haftet gegenüber Dritten nicht für die Vollständigkeit und Richtigkeit der enthaltenen Informationen.

Zur Ausführung freigeben:
Bauherr: _____ Datum: _____ Unterschrift: _____
Bauleitung: _____ Datum: _____ Unterschrift: _____

Datenquellen: wesernetz Bremen
Koordinatensystem: Gauß-Krüger-Koordinatensystem: GK3 DHND
Katasterdaten, Stand: _____ Hörsystem: _____ Vermessung, Datum: _____

c	Z-Abzweig DN 150 Schornhorststraße geändert	03.12.21	Klein	Köster	Richter
b	Bestandsleitungen ergänzt	17.11.21	Klein	Köster	Richter
a	Farbänderung hanseWasser Straßenentwässerung und Legende	10.11.20	Möhner	Köster	Richter
Nr.	Art der Änderung	Datum	Gez.	Bearb.	Gepr.

wesernetz
Ein Unternehmen von swb

FICHTNER
WATER & TRANSPORTATION

Bauobjekt: Fernwärmetrasse Wesernetz Bremen
Anlage Nr.: _____ Plan Nr.: 2.4.24c

Gewerk: _____ Maßstab: 1: 250

Planinhalt: Umverlegung Ver- und Entsorgungsleitungen Lageplan 24
Leistungsphase: Genehmigungsplanung
Projekt Nr.: 618-1180
Dateiname: 618-1180_2.4b.dwg
Plangröße: 1,189 m x 0,297 m = 0,353 m²

Bauherr:	Planverfasser:	Datum	Name
wesernetz Bremen GmbH	FICHTNER Water & Transportation GmbH	15.07.2020	Hansen
Am Gaswerkgraben 2 - 28197 Bremen Tel.: +49-421-3591212	Hammerbrookstraße 47b - 20097 Hamburg Tel.: +49-40-300673-0 Fax: +49-40-300673-110 E-mail: hamburg@w.f.fichtner.de Internet: www.w.f.fichtner.de	15.07.2020	Möhner
gepr.:	gepr.:	15.07.2020	Richter