


**- Gas DN 300 ND / DN 200 HD (beide im Schutzrohr) werden umverlegt
- geplanter Flächenbedarf 4x5m beidseitig des FW-Baugrabens**

- Abgangsarmaturen geplanter Flächenbedarf 2x(7,5+3,2m)

Umverlegung Kanal DN 250 Stz in Abstimmung mit hanseWasser

Lageplan 25

Maßstab 1 : 250

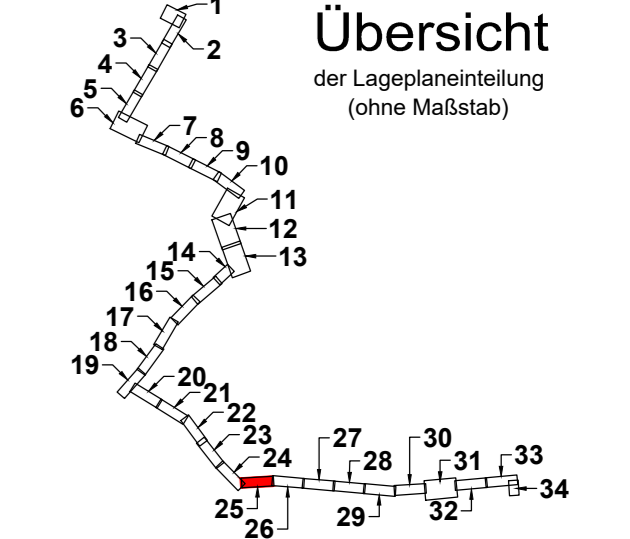

LEGENDE:
Die zugehörigen Zeichen-
erklärungen und Hinweise
befindet sich auf Plan Nr.: 2.4b

Hinweis:
Die in den Plänen enthaltenen
Eintragungen hinsichtlich der
Leitungslage und Verlegungstiefe
sind unverbindlich. Die genaue Lage
der Leitungen ist durch Querstiche in
Handschachtung festzustellen.

Deckblatt

Der Inhalt dieses Dokumentes ist ausschließlich für den Auftraggeber der Fichtner Water & Transportation GmbH und andere vertraglich vereinbarte Empfänger bestimmt. Er darf nur mit Zustimmung des Auftraggebers ganz oder auszugsweise und ohne Gewähr Dritten zugänglich gemacht werden. Die Fichtner Water & Transportation GmbH haftet gegenüber Dritten nicht für die Vollständigkeit und Richtigkeit der enthaltenen Informationen.

Zur Ausführung freigeben:

Bauherr: _____ Datum: _____ Unterschrift: _____
Bauleitung: _____ Datum: _____ Unterschrift: _____

Datenquellen: wesernetz Bremen
Koordinatensystem: Gauß-Krüger-Koordinatensystem: GK3 HDND
Katasterdaten, Stand: _____ Hörsystem: Vermessung, Datum: _____

b	Bestandsleitungen ergänzt	17.11.21	Klein	Köster	Richter
a	Farbänderung hanseWasser Straßentwasserung und Legende	10.11.20	Möhner	Köster	Richter
Nr.	Art der Änderung	Datum	Gez.	Bearb.	Gepr.

wesernetz
Ein Unternehmen von swb

FICHTNER
WATER & TRANSPORTATION

Bauobjekt: Fernwärmetrasse Wesernetz Bremen
Anlage Nr.: _____ Plan Nr.: 2.4.25b

Gewerk: _____ Maßstab: 1: 250

Planinhalt: Umverlegung Ver- und Entsorgungsleitungen Lageplan 25
Leistungsphase: Genehmigungsplanung
Projekt Nr.: 618-1180
Dateiname: 618-1180_G_2.4b.dwg
Plangröße: 1,189 m x 0,297 m = 0,353 m²

Bauherr:	wesernetz Bremen GmbH	Planverfasser:	FICHTNER Water & Transportation GmbH Hammerbrookstraße 47b - 20097 Hamburg Tel.: +49-40-300673-0 Fax: +49-40-300673-110 E-mail: hamburg@fw.fichtner.de Internet: www.fw.fichtner.de	Datum	Name
Am Gaswerkgraben 2 - 28197 Bremen Tel.: +49-421-3591212		bearbeitet	15.07.2020	Hansen	
		gezeichnet	15.07.2020	Möhner	
Datum / Unterschrift:	gez.: _____	Datum / Unterschrift:	15.07.2020	Richter	geprüft