




Lageplan 27

Maßstab 1 : 250

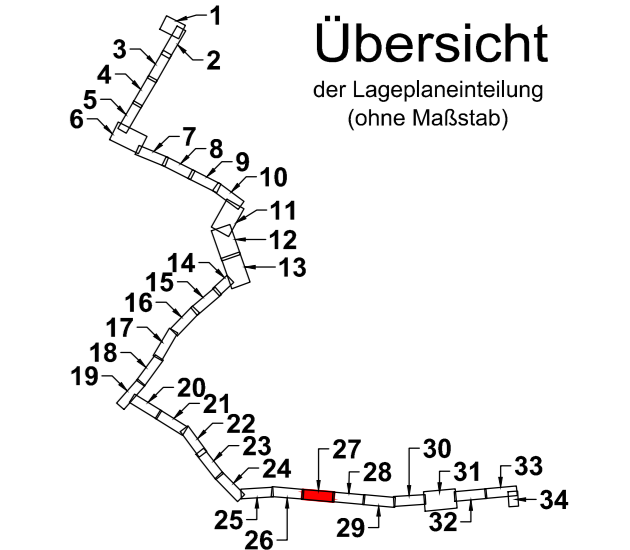

LEGENDE:
Die zugehörigen Zeichen-
erklärungen und Hinweise
befindet sich auf Plan Nr.: 2.2

Hinweis:
Quelle der Luftbilder:
© 2019 Microsoft Corporation
© 2019 DigitalGlobe
©CNES (2019) Distribution Airbus DS
bing

Der Inhalt dieses Dokumentes ist ausschließlich für den Auftraggeber der Fichtner Water & Transportation GmbH und andere vertraglich vereinbarte Empfänger bestimmt. Er darf nur mit Zustimmung des Auftraggebers ganz oder auszugsweise und ohne Gewähr Dritten zugänglich gemacht werden. Die Fichtner Water & Transportation GmbH haftet gegenüber Dritten nicht für die Vollständigkeit und Richtigkeit der enthaltenen Informationen.

Zur Ausführung freigeben :
Bauherr: Datum: Unterschrift: Bauleitung: Datum: Unterschrift:

Datenquellen: wesernetz Bremen
Koordinatensystem: Gauß-Krüger-Koordinatensystem: GK3 DHDN
Katasterdaten, Stand: Höhengsystem: Vermessung, Datum:

Nr.	Art der Änderung	Datum	Gez.	Bearb.	Gepr.

Ein Unternehmen von swb

WATER & TRANSPORTATION

Bauobjekt: Fernwärmetrasse Wesernetz Bremen
Anlage Nr.: Plan Nr.: 2.2.27

Gewerk: Luftbilder mit Planung
Lageplan 27
Maßstab: 1 : 250

Planinhalt: Genehmigungsplannung
Leistungsphase: Genehmigungsplannung
Projekt Nr.: 618-1180
Dateiname: 618-1180_G_2.2.dwg
Plangröße: 1,189 m x 0,297 m = 0,353 m²

Bauherr:	Planverfasser:	Datum	Name
wesernetz Bremen GmbH	FICHTNER Water & Transportation GmbH Hammerbrookstraße 47b - 20097 Hamburg Tel.: +49-40-300673-0 Fax: +49-40-300673-110 E-mail: hamburg@fw.fichtner.de Internet: www.fw.fichtner.de	15.07.2020	Richter
Am Gaswerkgraben 2 - 28197 Bremen Tel.: +49-421-3591212		15.07.2020	Möhner
Datum / Unterschrift:	Datum / Unterschrift:	geprüft	
gez.:	gez.:		

P:\6181180-SW1618-1180_KLP_Fernwärmetrassenplanung\500_Planung\540_Genehmigungsplanung\542_Zeichnungen\5421_Zeichnungen\5421_Zeichnungen\5421_G_2.2.dwg

Anschluss LP 26

Anschluss LP 28