

LEGENDE:
Die zugehörigen Zeichen-
erklärungen und Hinweise
befindet sich auf Plan Nr.: 2.4b

Hinweis:
Die in den Plänen enthaltenen
Eintragungen hinsichtlich der
Leitungslage und Verlegungstiefe
sind unverbindlich. Die genaue Lage
der Leitungen ist durch Querstiche in
Handschnitten festzustellen.

Deckblatt

Der Inhalt dieses Dokumentes ist ausschließlich für den Auftraggeber der Fichtner Water & Transportation GmbH und andere vertraglich vereinbarte Empfänger bestimmt. Er darf nur mit Zustimmung des Auftraggebers ganz oder auszugsweise und ohne Gewähr Dritten zugänglich gemacht werden. Die Fichtner Water & Transportation GmbH haftet gegenüber Dritten nicht für die Vollständigkeit und Richtigkeit der enthaltenen Informationen.

Zur Ausführung freigeben:

Bauherr: _____ Datum: _____ Unterschrift: _____

Bauleitung: _____ Datum: _____ Unterschrift: _____

Datenquellen: wesernetz Bremen
Koordinatensystem: Gauß-Krüger-Koordinatensystem: GK3 DHDN
Katasterdaten, Stand: _____

Höhensystem: _____
Vermessung, Datum: _____

b	Bestandsleitungen ergänzt	17.11.21	Klein	Köster	Richter
a	Farbänderung hanseWasser Straßentwasserung und Legende	10.11.20	Möhler	Köster	Richter
Nr.	Art der Änderung	Datum	Gez.	Bearb.	Gepr.

wesernetz

Ein Unternehmen von swb

FICHTNER

WATER & TRANSPORTATION

Bauobjekt: Fernwärmetrasse Wesernetz Bremen

Anlage Nr.: _____ Plan Nr.: 2.4.30b

Gewerk: _____


Maßstab: 1 : 250

Planinhalt: Umverlegung Ver- und Entsorgungsleitungen Lageplan 30

Leistungsphase: Genehmigungsplanung

Projekt Nr.: 618-1180
Dateiname: 618-1180_g_2.4b.dwg
Plangröße: 1,189 m x 0,297 m = 0,353 m²

Bauherr:	Planverfasser:	Datum	Name
wesernetz Bremen GmbH	FICHTNER Water & Transportation GmbH	15.07.2020	Hansen
Am Gaswerkgraben 2 - 28197 Bremen Tel.: +49-421-3591212	Hammerbrookstraße 47b - 20097 Hamburg Tel.: +49-40-300673-0 Fax: +49-40-300673-110 E-mail: hamburg@fw.fichtner.de Internet: www.fw.fichtner.de	15.07.2020	Möhler
Datum / Unterschrift: _____ gez.: _____	Datum / Unterschrift: _____ gez.: _____	geprüft	15.07.2020 Richter

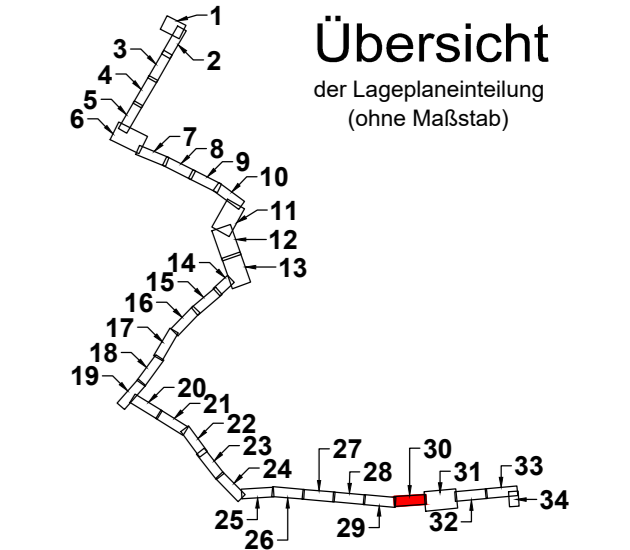

P:\6181180_KLP_Fernwärmetrasse\500_Planung\540_Genehmigungsplanung\542_Zeichnungen\5421_Zeichnungen\618-1180_G_2.4b.dwg
 1/43