


Lageplan

Maßstab 1:100

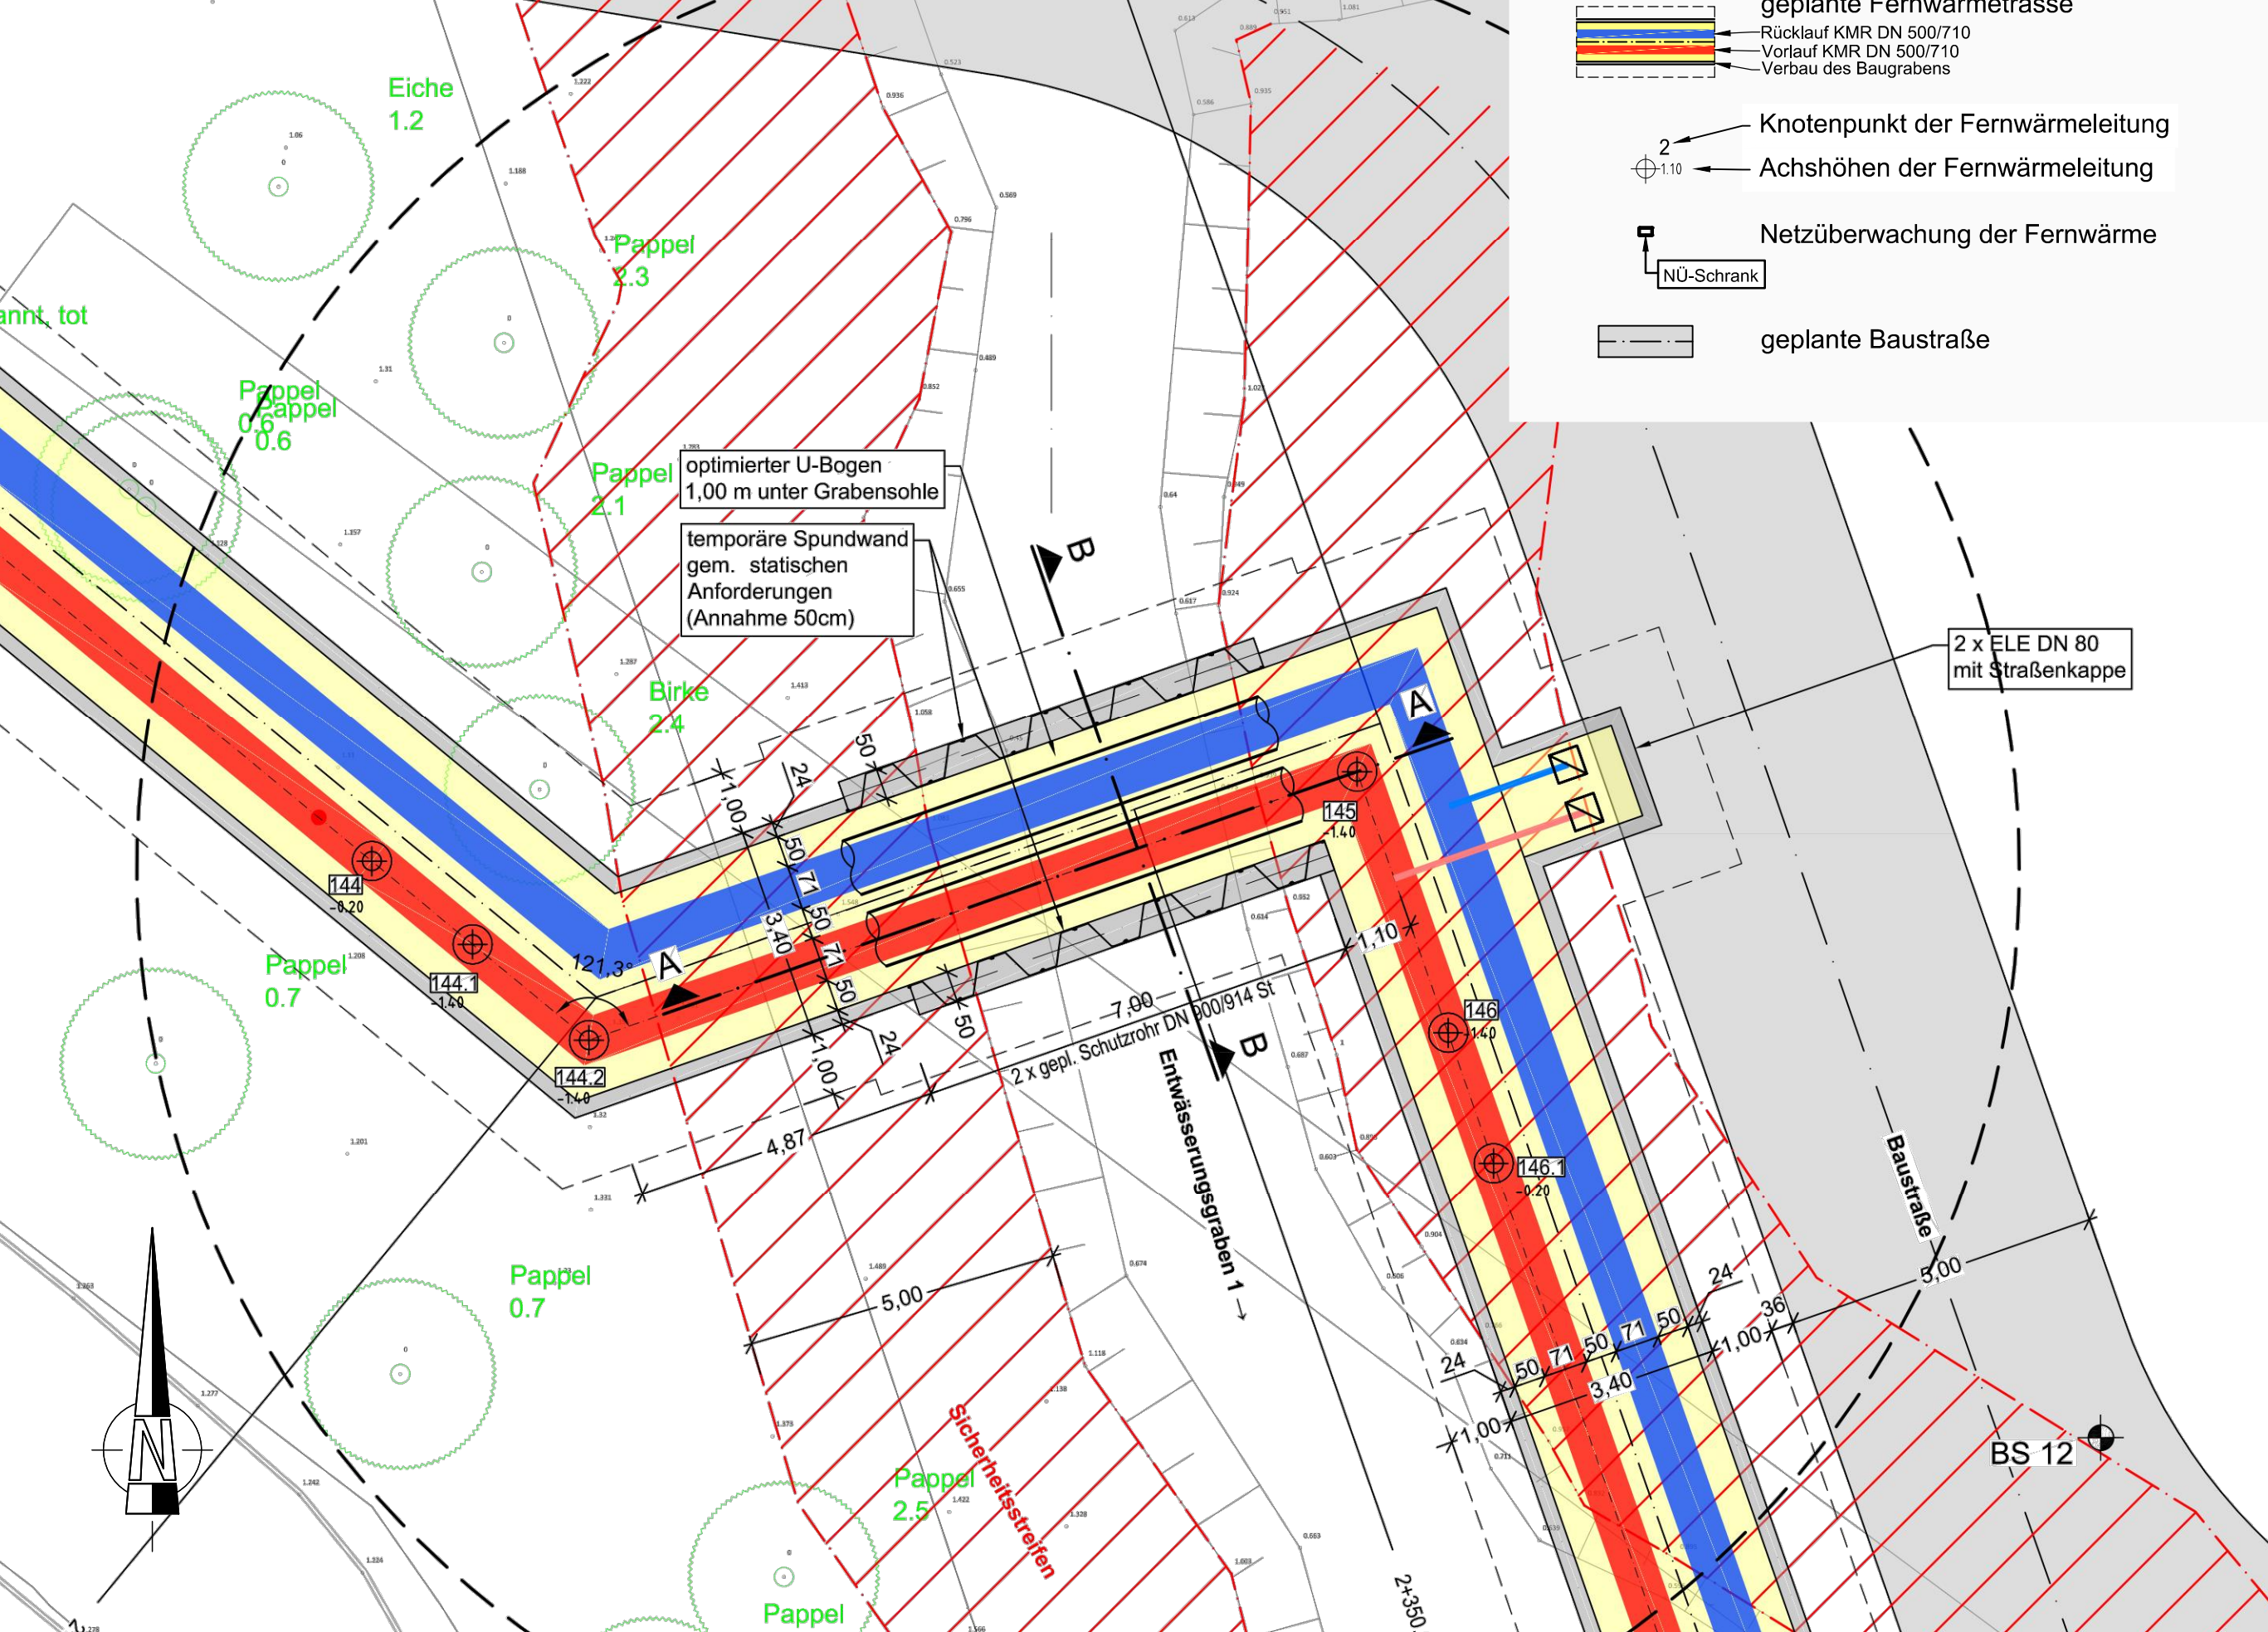


LEGENDE:

- geplante Fernwärmetrasse
- Rücklauf KMR DN 500/710
- Vorlauf KMR DN 500/710
- Verbau des Baugrabens
- Knotenpunkt der Fernwärmeleitung
- Achshöhen der Fernwärmeleitung
- Netzüberwachung der Fernwärme
- geplante Baustraße

Detailplan 12.1 Entwässerungsgraben 1

Schnitt A-A


Maßstab 1:50

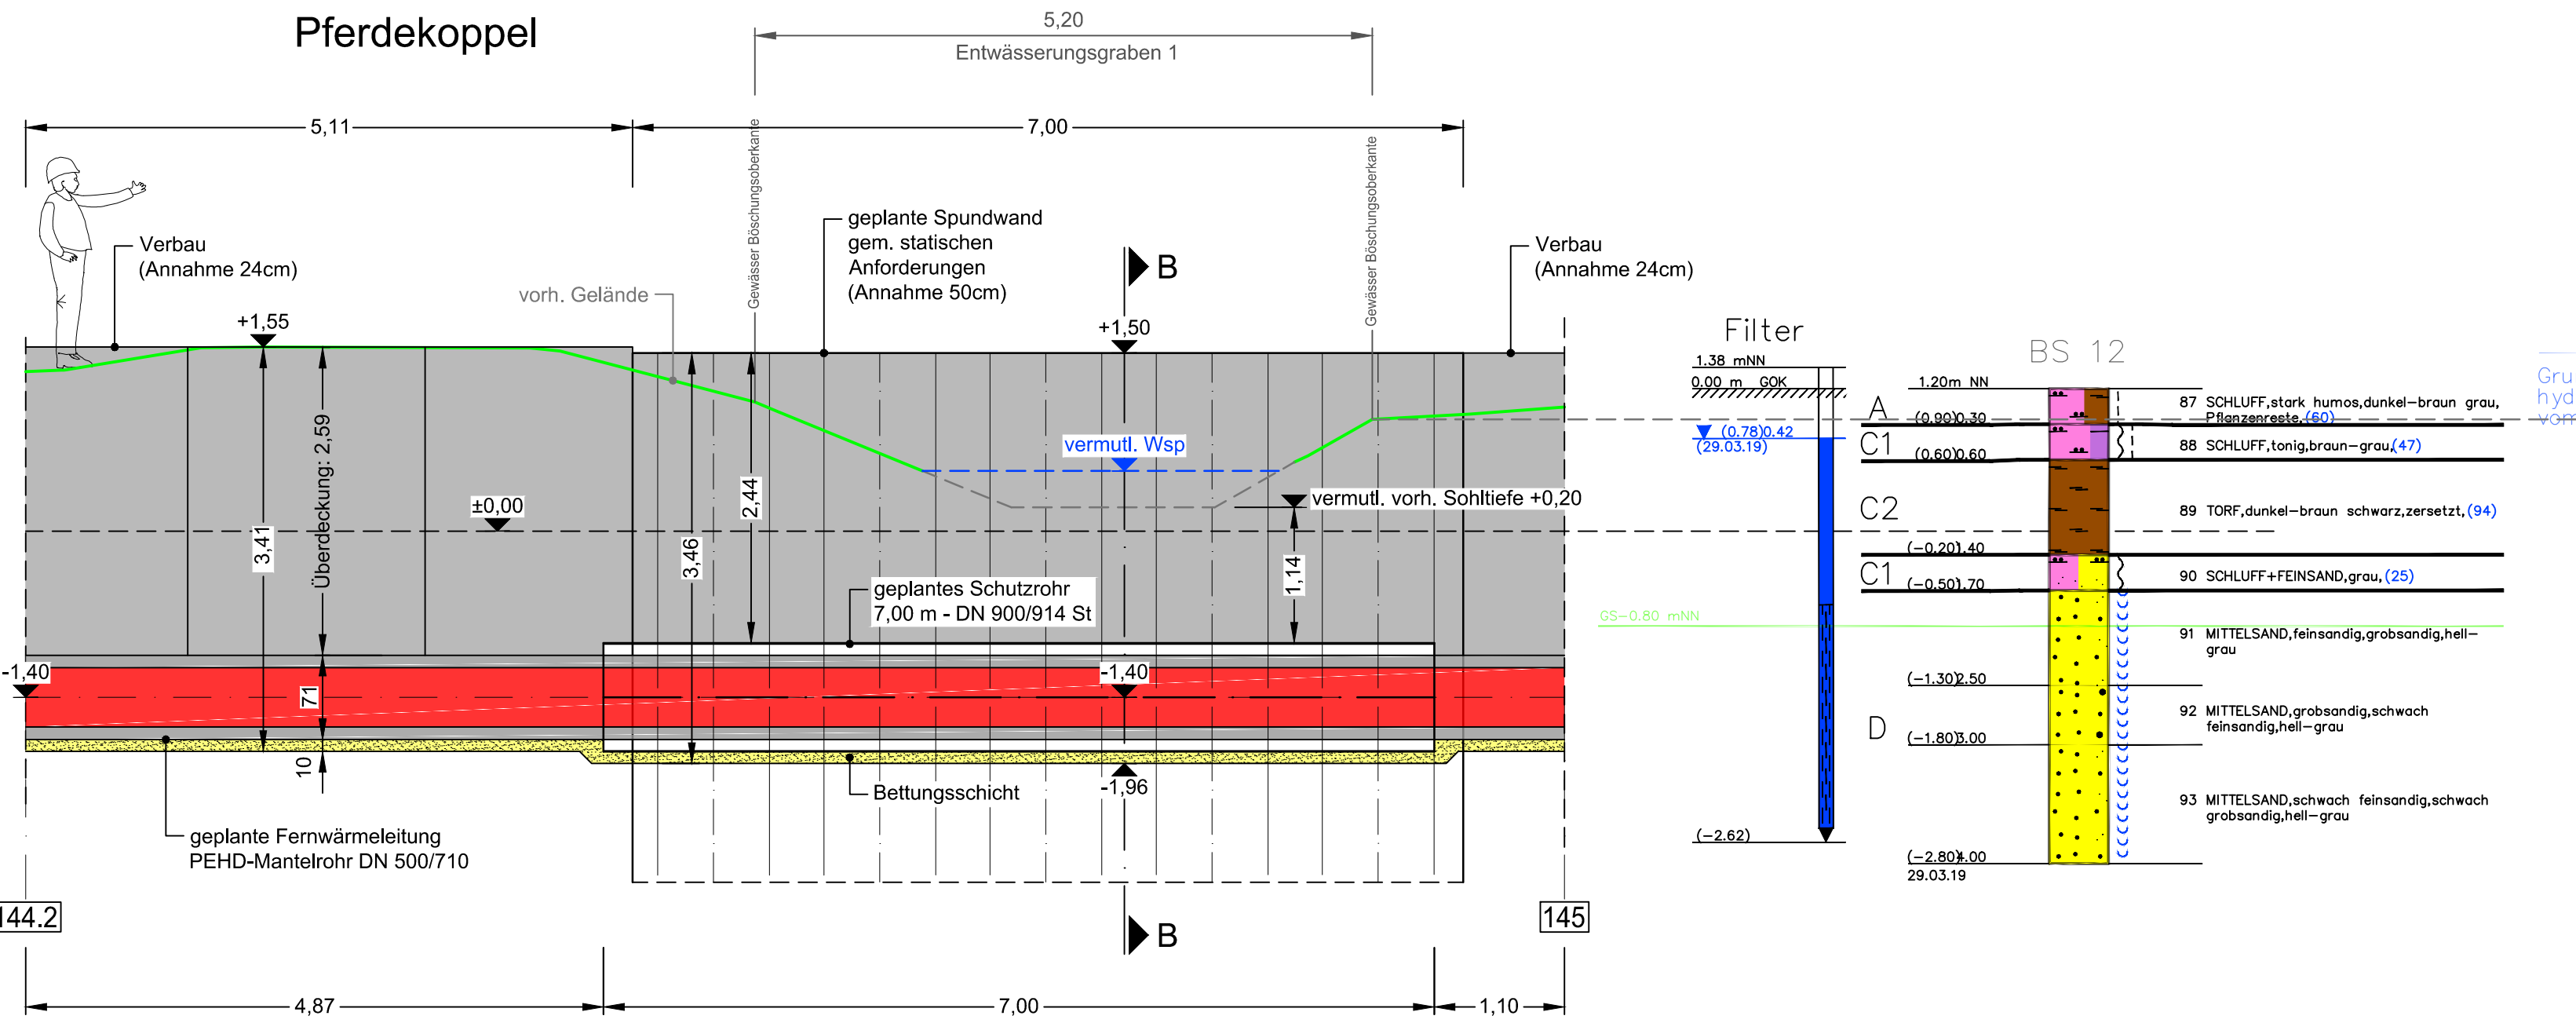

ca. 1.50 mNN
Grundwasserhöchststand lt. hydrologischer Karte vom 02.03.19


Schnitt B-B

Maßstab 1:50

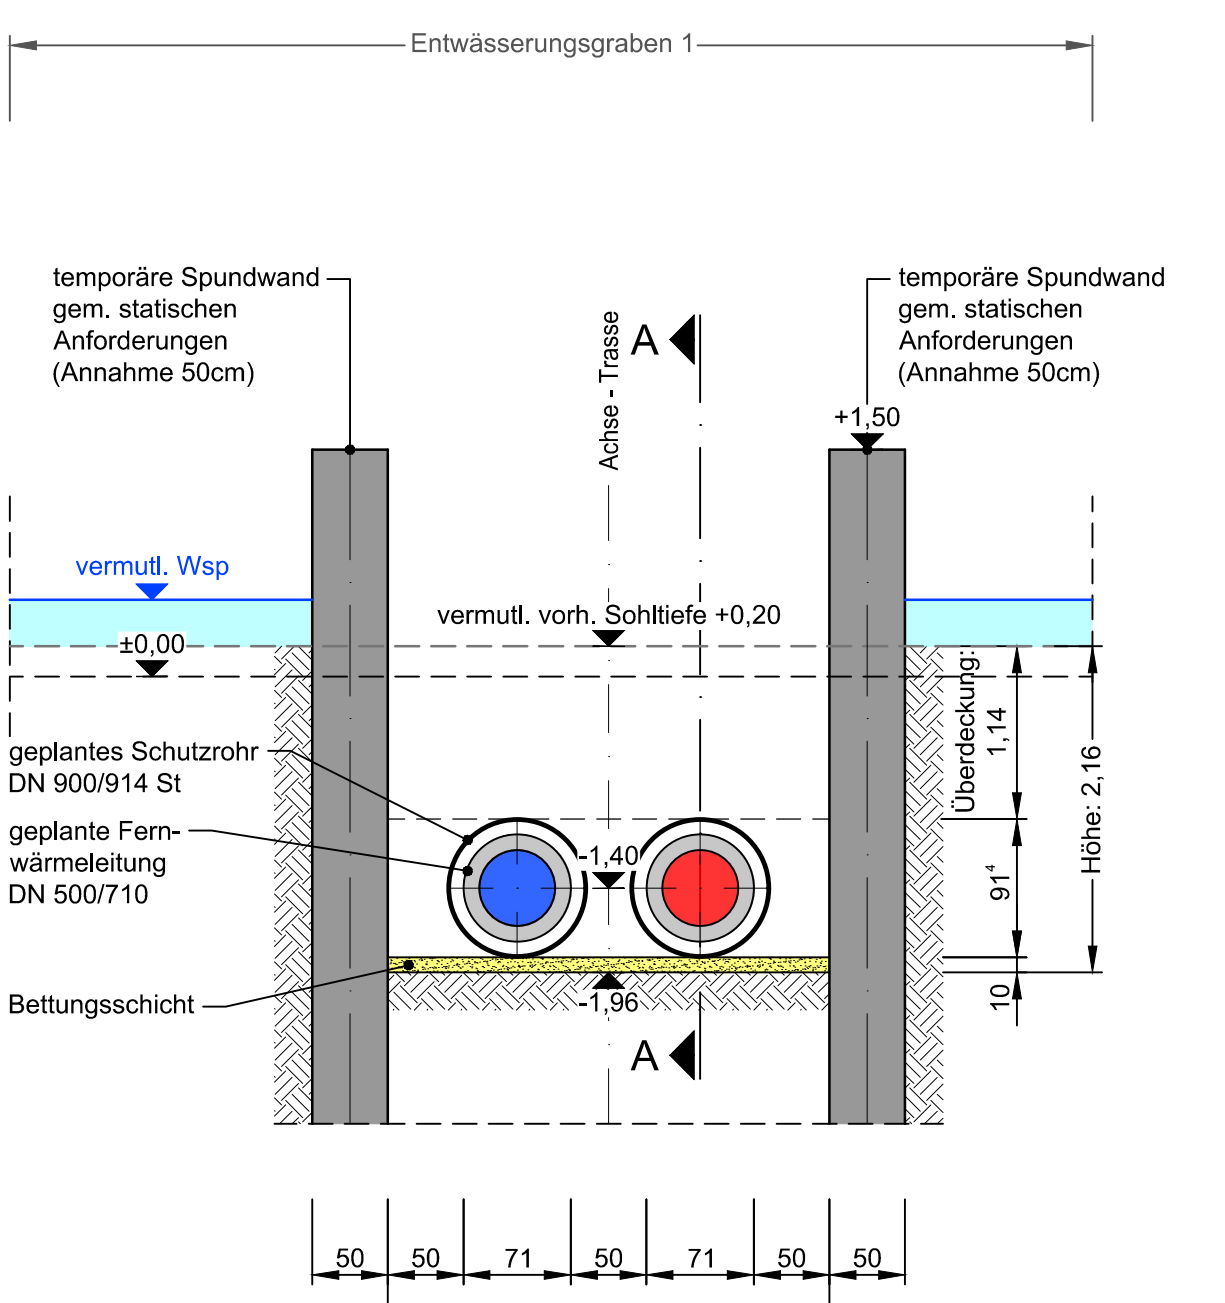

Übersicht

der Lagepläneinteilung (ohne Maßstab)

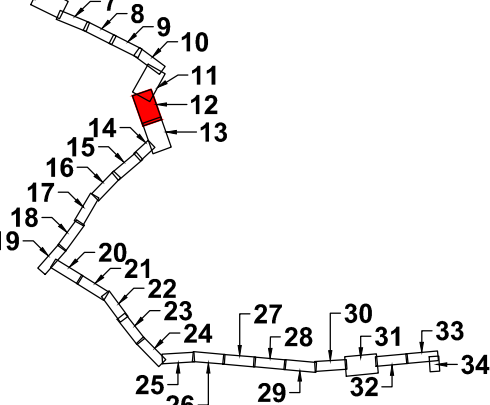

Hinweis:
Die in den Plänen enthaltenen Eintragungen hinsichtlich der Leitungslage und Verlegungstiefe sind unverbindlich. Die genaue Lage der Leitungen ist durch Querschnitte festzustellen.

Der Inhalt dieses Dokumentes ist ausschließlich für den Auftraggeber der Fichtner Water & Transportation GmbH und andere vertraglich vereinbarte Empfänger bestimmt. Er darf nur mit Zustimmung des Auftraggebers ganz oder auszugsweise und ohne Gewähr Dritten zugänglich gemacht werden. Die Fichtner Water & Transportation GmbH haftet gegenüber Dritten nicht für die Vollständigkeit und Richtigkeit der enthaltenen Informationen.

Zur Ausführung freigegeben:
Bauherr: Datum: Unterschrift: Bauleitung: Datum: Unterschrift:

Datenquellen: wesernetz Bremen
Koordinatensystem: Gauß-Krüger-Koordinatensystem: GK3 DHDN
Katasterdaten, Stand: Höhenystem: Vermessung, Datum:

Nr.	Art der Änderung	Datum	Gez.	Bearb.	Gepr.

Ein Unternehmen von swb

Baubjekt:	Fernwärmetrasse Wesernetz Bremen	Anlage Nr.:	Plan Nr.:
Gewerk:		Maßstab:	1: 100, 1: 50
Planinhalt:	Detailplan Entwässerungsgraben 1	Projekt Nr.:	618-1180
Leistungsphase:	Genehmigungsplanung	Dateiname:	618-1180_G_4.12.1.2.dwg
Bauherr:	wesernetz Bremen GmbH	Plangröße:	1.285 m x 0.297 m = 0.385 m²
Planverfasser:	FICHTNER Water & Transportation GmbH	Bearbeitet:	15.07.2020 Richter
Am Gaswerk Bremen 2 - 28197 Bremen	Hammerbrookstraße 47b - 20097 Hamburg	gezeichnet:	15.07.2020 Möhrer
Tel.: +49-421-3591212	Tel.: +49-40-300673-0	geprüft:	15.07.2020 Richter
	Fax: +49-40-300673-110		
	E-mail: hamburg@fwt.fichtner.de		
	Internet: www.fwt.fichtner.de		
Datum / Unterschrift:	gezt.:	Datum / Unterschrift:	gezt.: