


Lageplan 33

Maßstab 1 : 250

Detail 33.1

Detail 33.2

Z:\618180\180_KLP_Fernwärmeleitung\500_PLANUNG\540_Genehmigungsplanung\542_Zeichnung\541_Zeichnung\541_180_G_2.2a.dwg

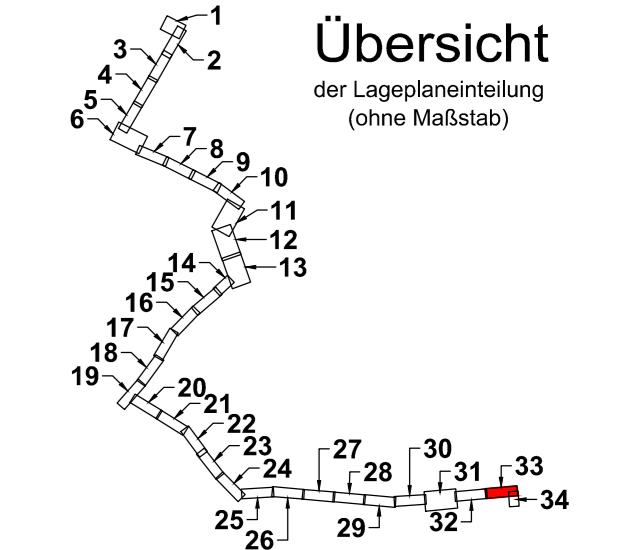

LEGENDE:
Die zugehörigen Zeichen-
erklärungen und Hinweise
befindet sich auf Plan Nr.: 2.2

Hinweis:
Quelle der Luftbilder:
© 2019 Microsoft Corporation
© 2019 DigitalGlobe
©CNES (2019) Distribution Airbus DS
bing

Deckblatt

Der Inhalt dieses Dokumentes ist ausschließlich für den Auftraggeber der Fichtner Water & Transportation GmbH und andere vertraglich vereinbarte Empfänger bestimmt. Er darf nur mit Zustimmung des Auftraggebers ganz oder auszugsweise und ohne Gewähr Dritten zugänglich gemacht werden. Die Fichtner Water & Transportation GmbH haftet gegenüber Dritten nicht für die Vollständigkeit und Richtigkeit der enthaltenen Informationen.

Zur Ausführung freigeben:
Bauherr: Datum: Unterschrift: Bauleitung: Datum: Unterschrift:

Datenquellen: wesernetz Bremen
Koordinatensystem: Gauß-Krüger-Koordinatensystem: GK3 DHDN Höhenystem: Vermessung, Datum:
Katasterdaten, Stand:

Nr.	Art der Änderung	Datum	Möhrer	Köster	Richter
a	Lageänderungen und Anpassungen der FW-Trasse	23.04.21	Möhrer	Köster	Richter

Ein Unternehmen von swb

WATER & TRANSPORTATION

Bauobjekt:	Fernwärmetrasse Wesernetz Bremen	Anlage Nr.:	Plan Nr.:
			2.2.33a
Gewerk:		Maßstab:	1: 250
Planinhalt:	Luftbilder mit Planung Lageplan 33	Projekt Nr.:	618-1180
Leistungsphase:	Genehmigungsplanung	Dateiname:	618-1180_G_2.2a.dwg
		Plangröße:	1,189 m x 0,297 m = 0,353 m²
Bauherr:	wesernetz Bremen GmbH	Planverfasser:	FICHTNER Water & Transportation GmbH
Am Gaswerkgraben 2 - 28197 Bremen Tel.: +49-421-3591212		Hammerbrookstraße 47b - 20097 Hamburg Tel.: +49-40-300673-0 Fax: +49-40-300673-110 E-mail: hamburg@fw.fichtner.de Internet: www.fw.fichtner.de	
Datum / Unterschrift:	gez.:	Datum / Unterschrift:	gez.:
		bearbeitet	15.07.2020 Richter
		gezeichnet	15.07.2020 Möhrer
		geprüft	